
 



配置計画図

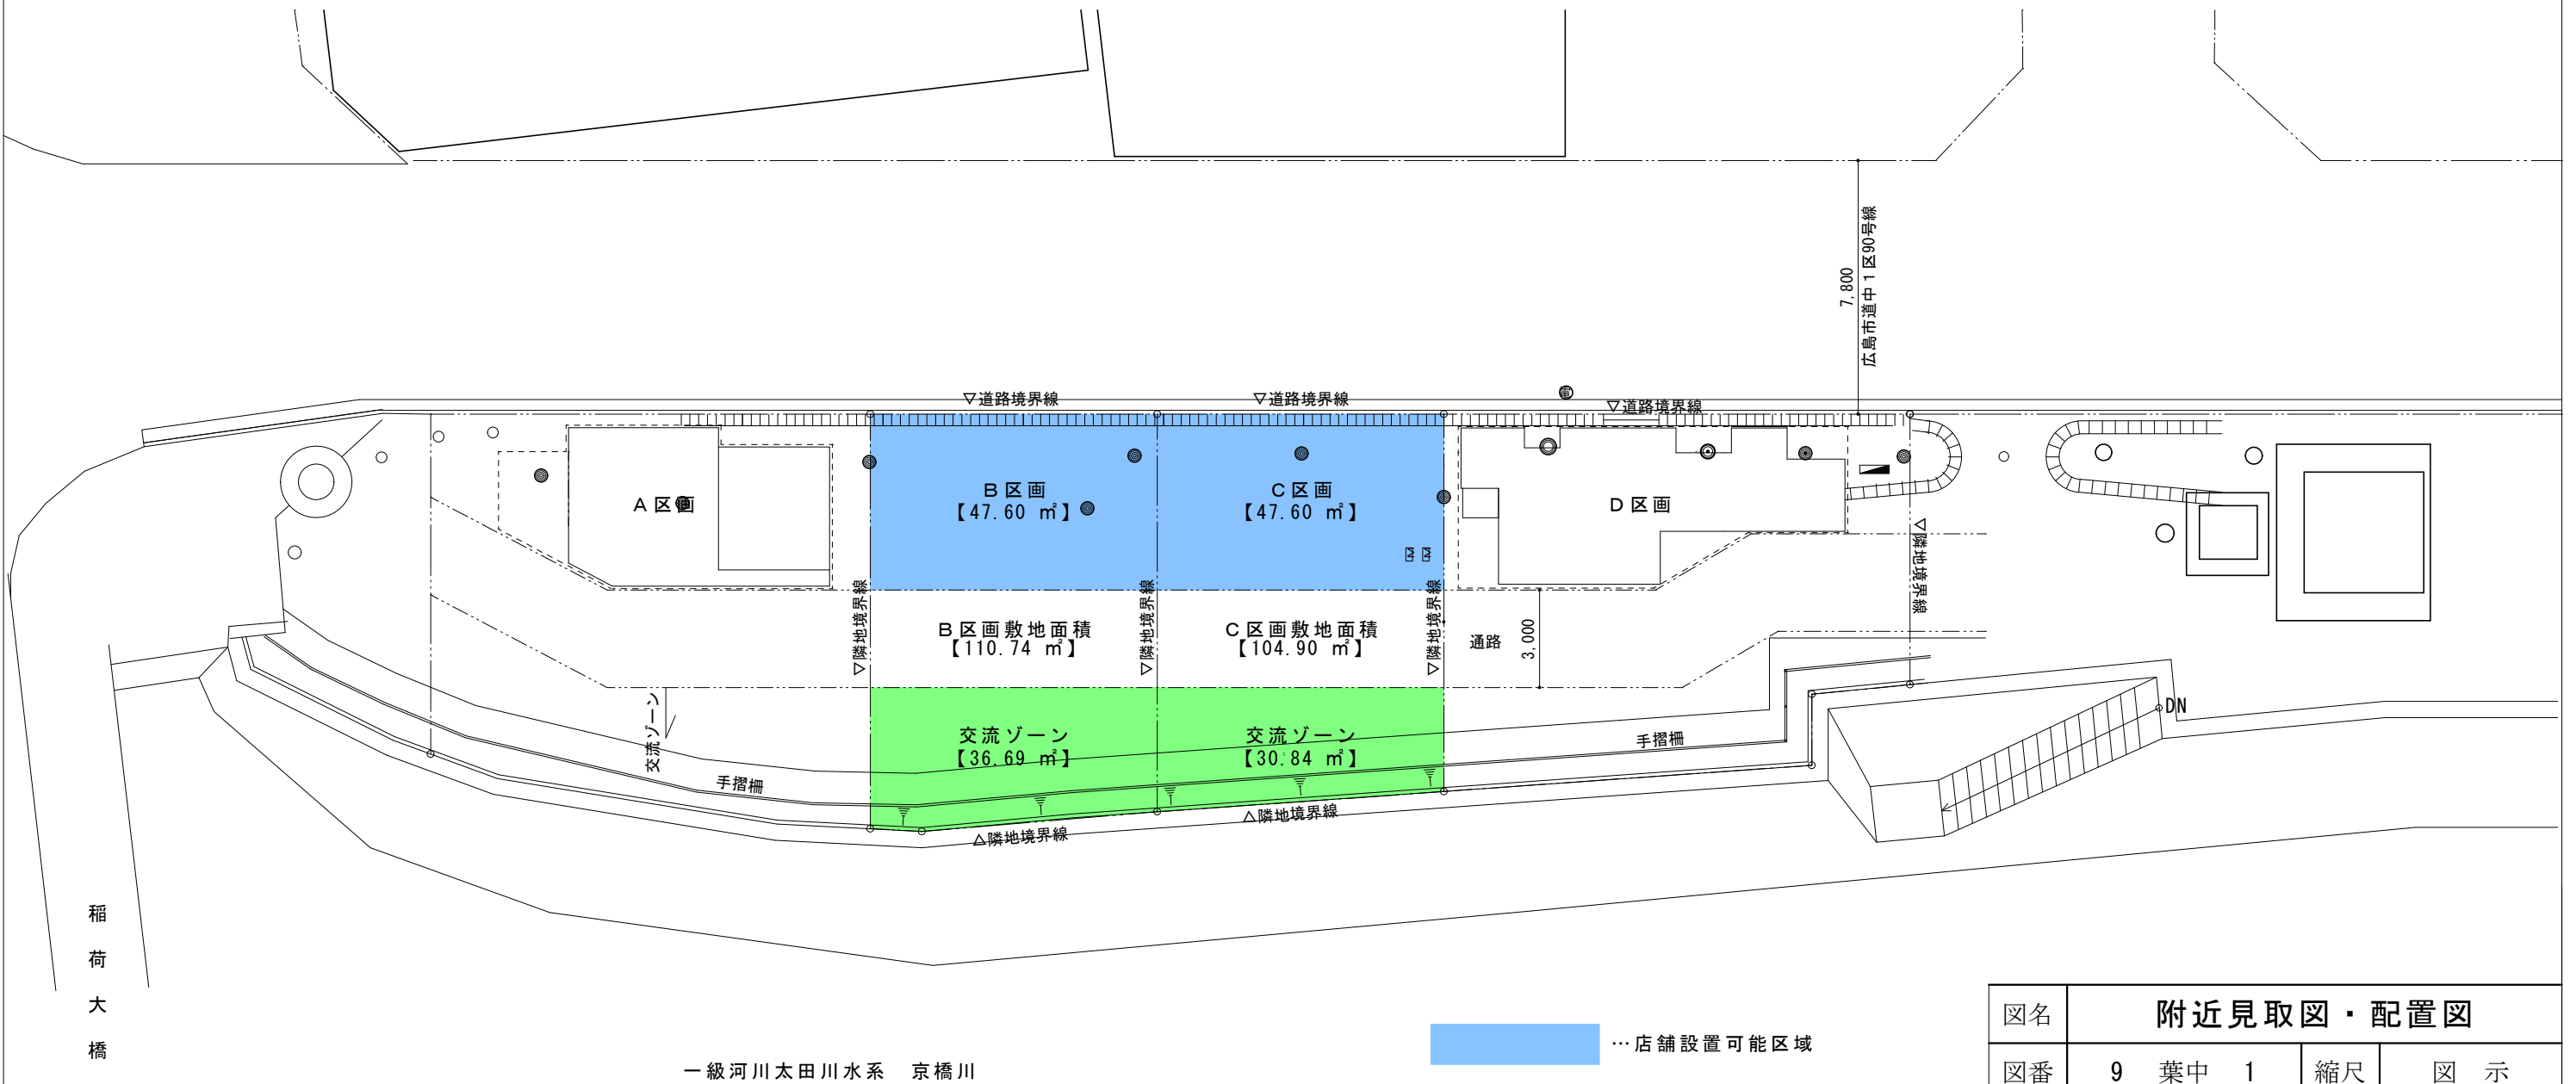

配置図 S=1 : 200 (A3)



図名	附近見取図・配置図						
図番	9 葉中 1			縮尺	図 示		
課長	課長補佐	主任技師	主任技師	検算	設計	月	日
別 図 2							

 


SCALE
1/200:A3サイズ

凡例

計画高（舗装計画高）
路床計画高


植栽数量表

記号	名称	数量	単位	備考
	法面整形（盛土部）	73.6	m ²	68.8m ² +4.8m ²

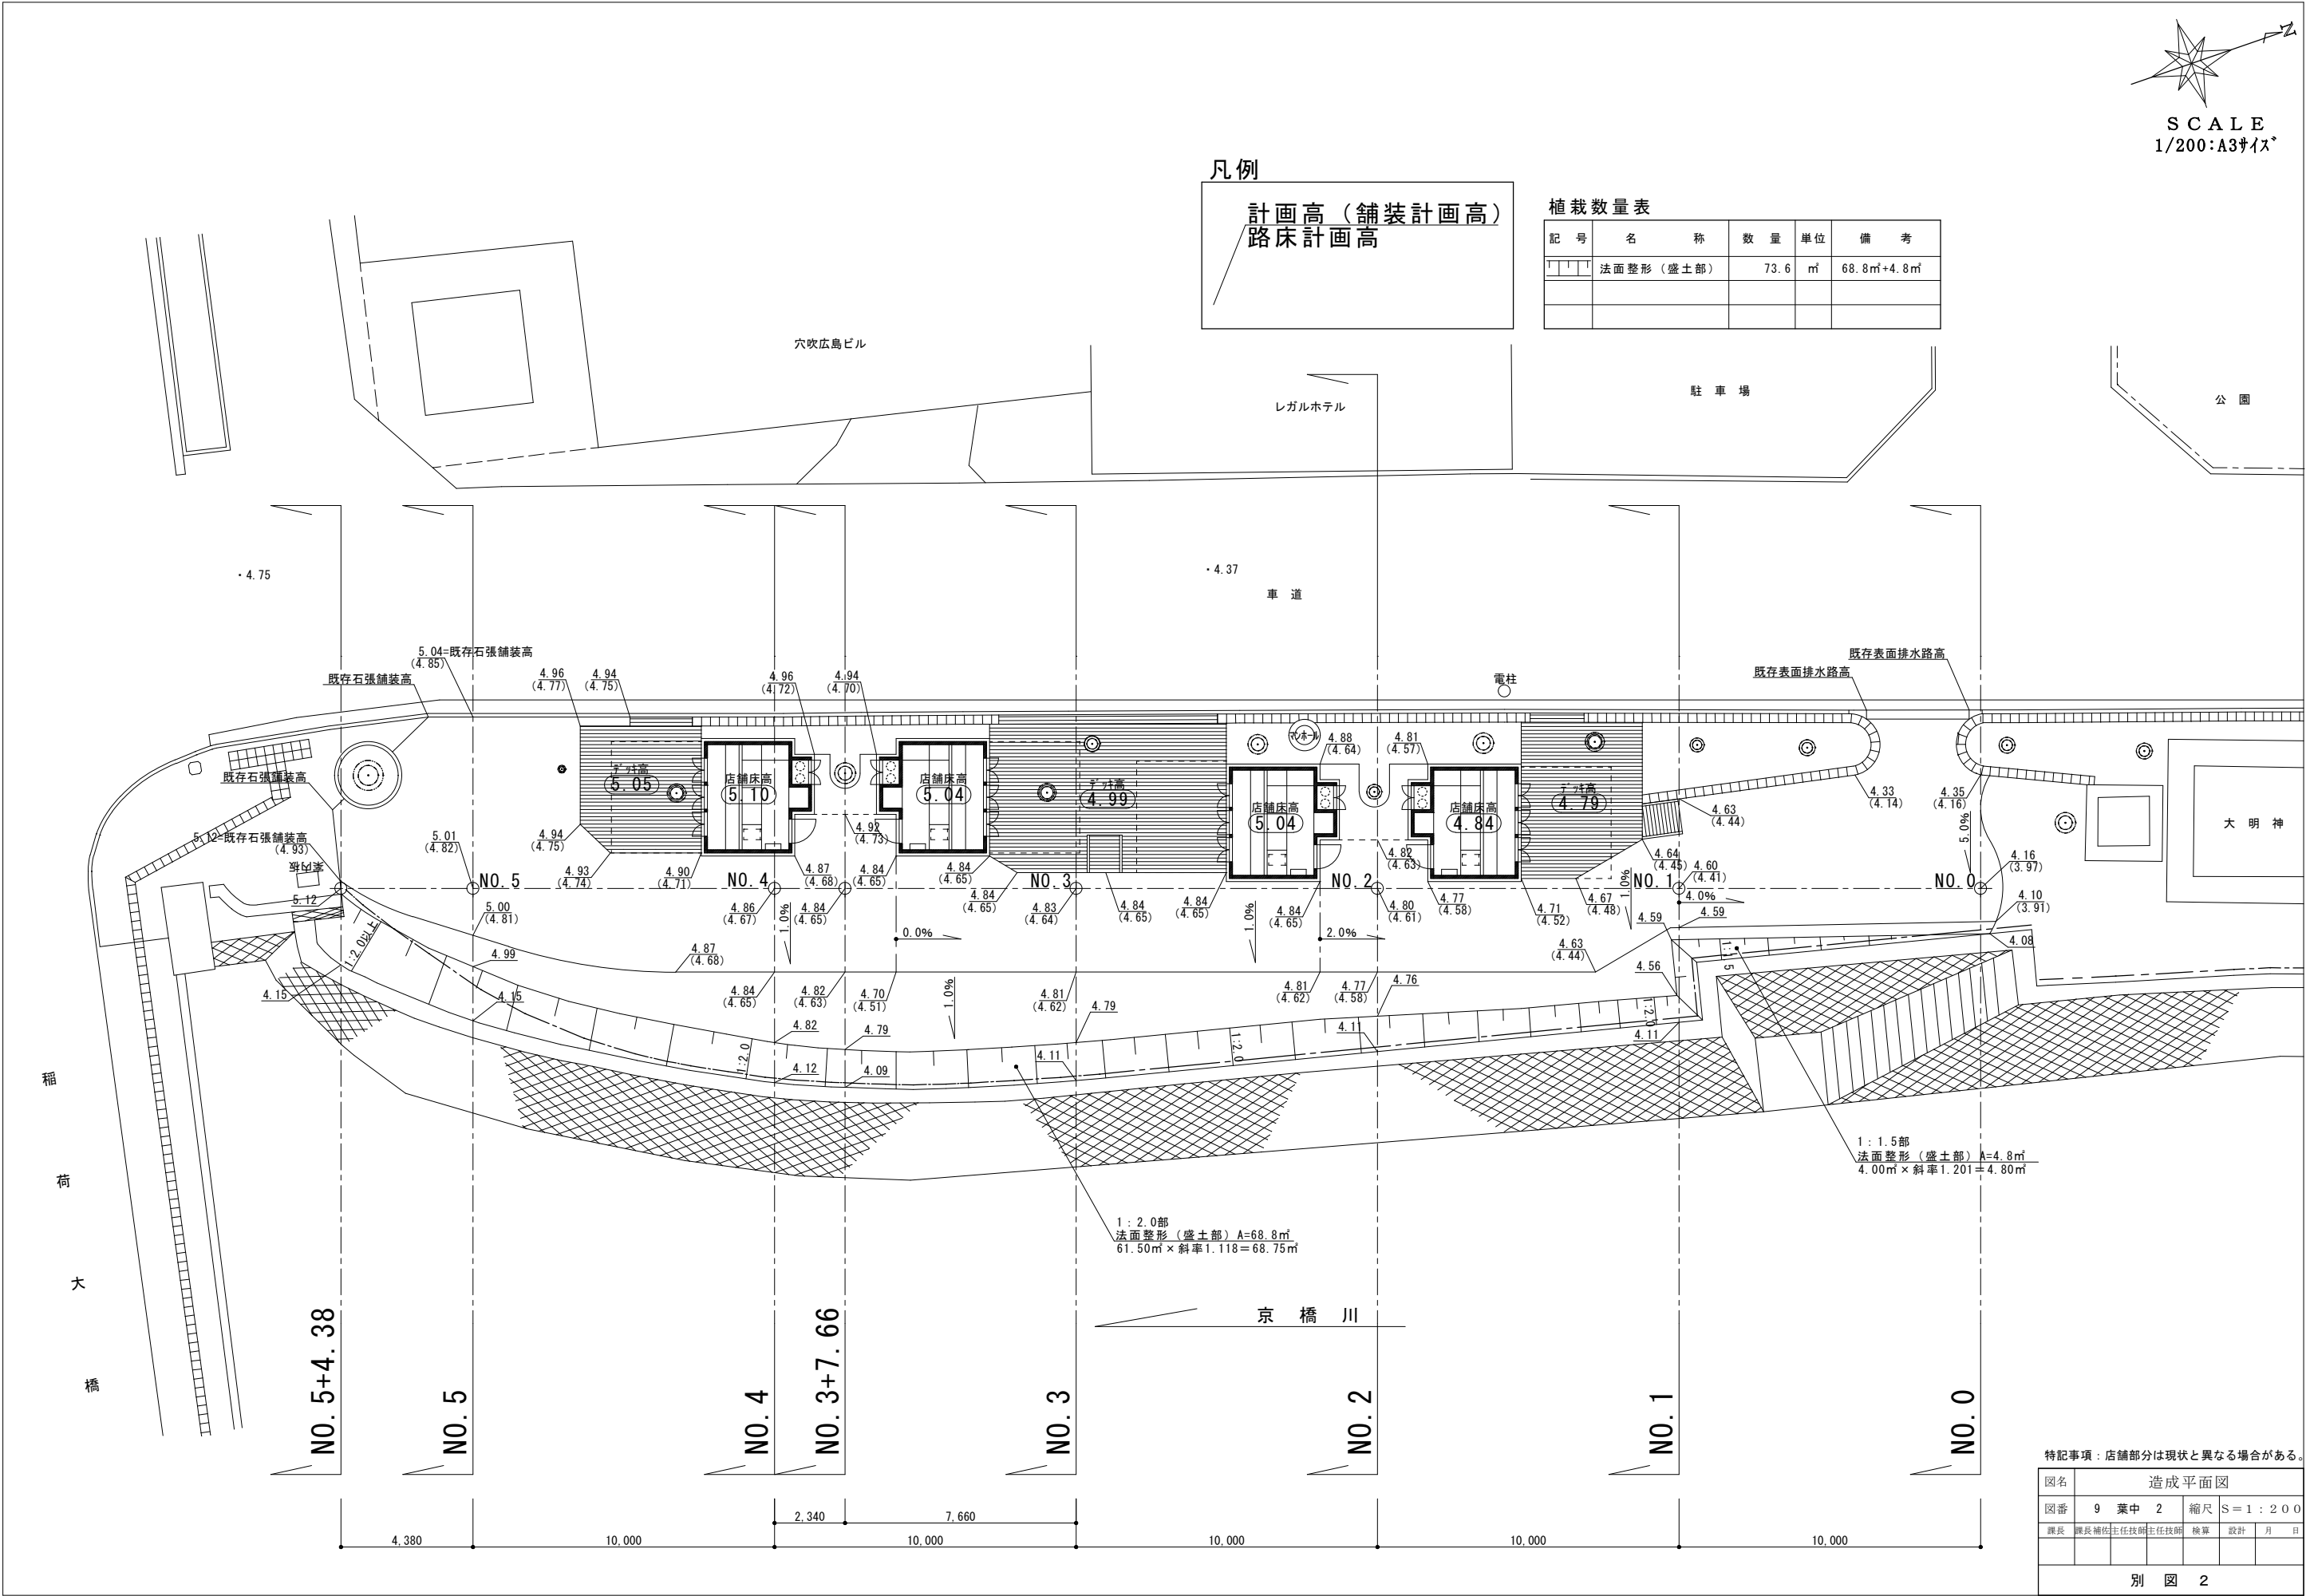


特記事項：店舗部分は現状と異なる場合がある。

図名	造成平面図				
図番	9	葉中	2	縮尺	S=1:200
課長	課長補佐	主任技師	主任技師	検算	設計
					月 日
別 図 2					

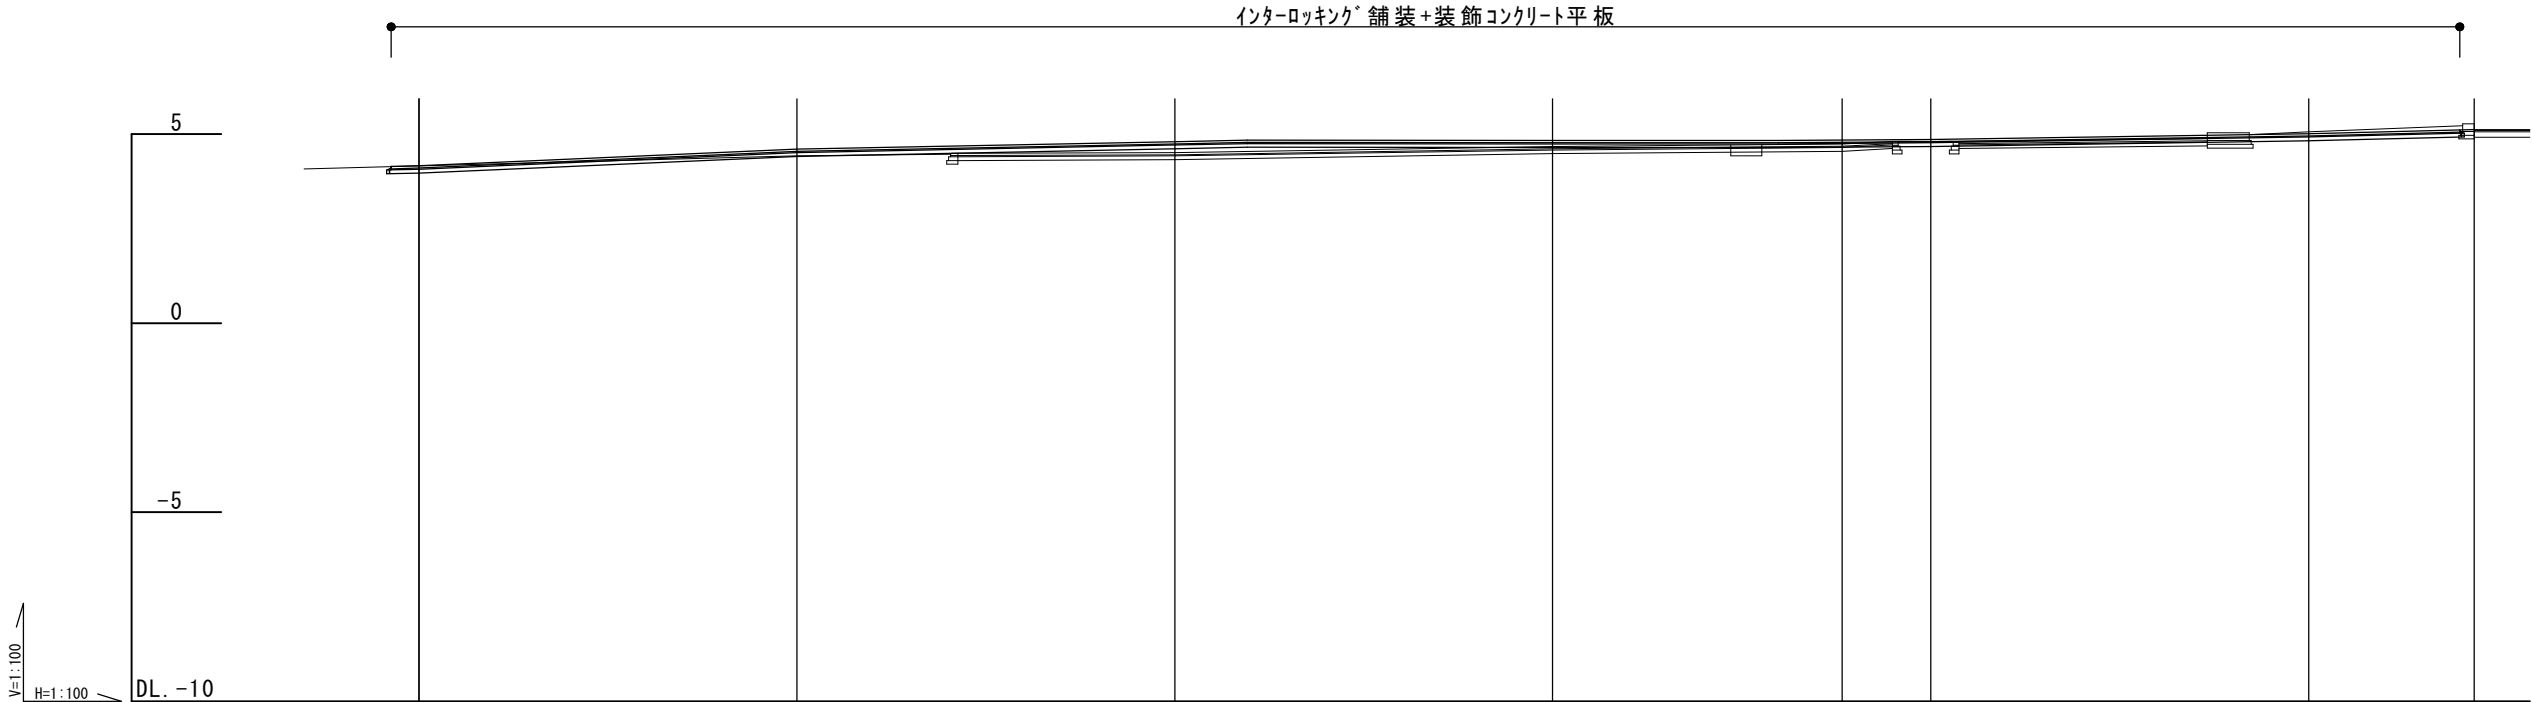


勾配	4.16	$i=4.00\%$ $L=10.00$	4.60	$i=2.00\%$ $L=11.91$	4.84	$i=0.12\%$ $L=8.09$	4.83	Level $L=5.97$	4.83	$i=0.74\%$ $L=4.03$	4.86	$i=1.50\%$ $L=10.00$	5.01	$i=2.51\%$ $L=4.38$	5.12
盛土															
切土															
計画高	4.16		4.60		4.80	4.84		4.83		4.83	4.84	4.86		5.01	5.12
地盤高	4.16		4.42		4.51	4.54		4.67		4.72	4.735	4.805		5.06	5.12
追加距離	0.00		10.00		20.00	21.91		30.00		35.97	37.66	40.00		50.00	54.38
区間距離	0.00		10.00		10.00			10.00			7.66	2.34		10.00	4.38
測点	N0.0		N0.1		N0.2			N0.3			N0.3 +7.66	N0.4		N0.5	N0.5 +4.38
曲線															



図名	縦断面図				
図番	9	葉中	3	縮尺	V=1:200 H=1:200
課長		課長補佐	主任技師	主任技師	検算
					設計
					月 日
別図 2					

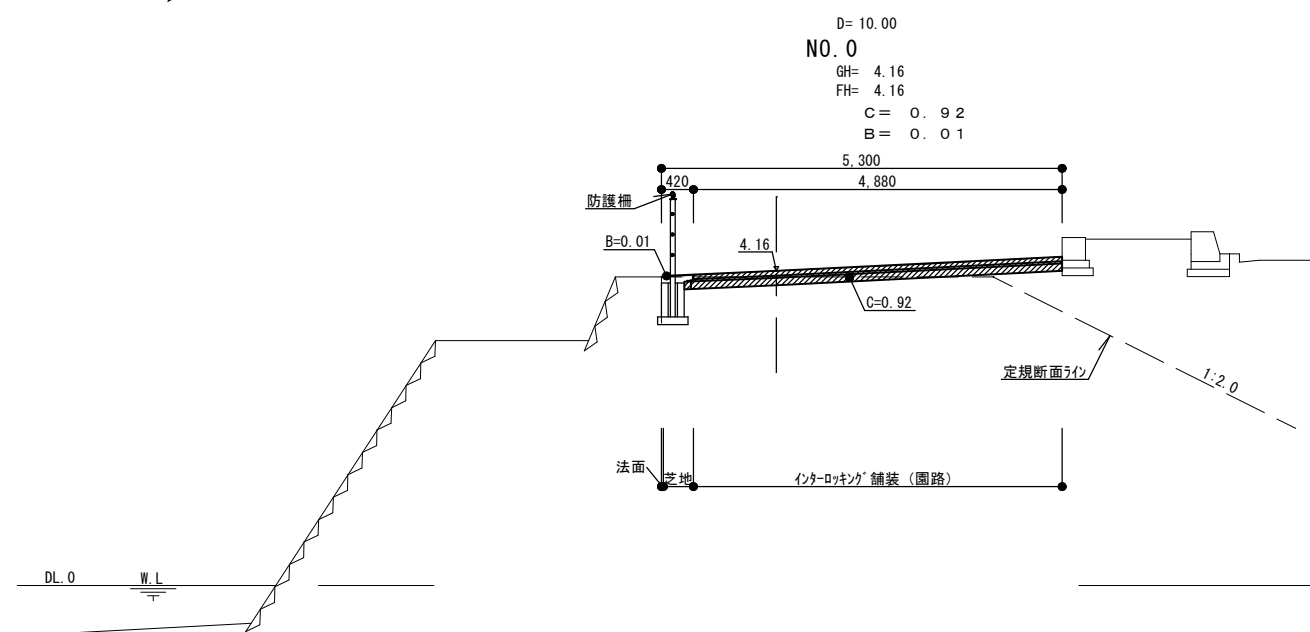







図名	横断面図 1/3						
図番	9 葉中 4			縮尺	S = 1 : 100		
課長	課長補佐	主任技師	主任技師	核算	設計	月	日
別 図 2							

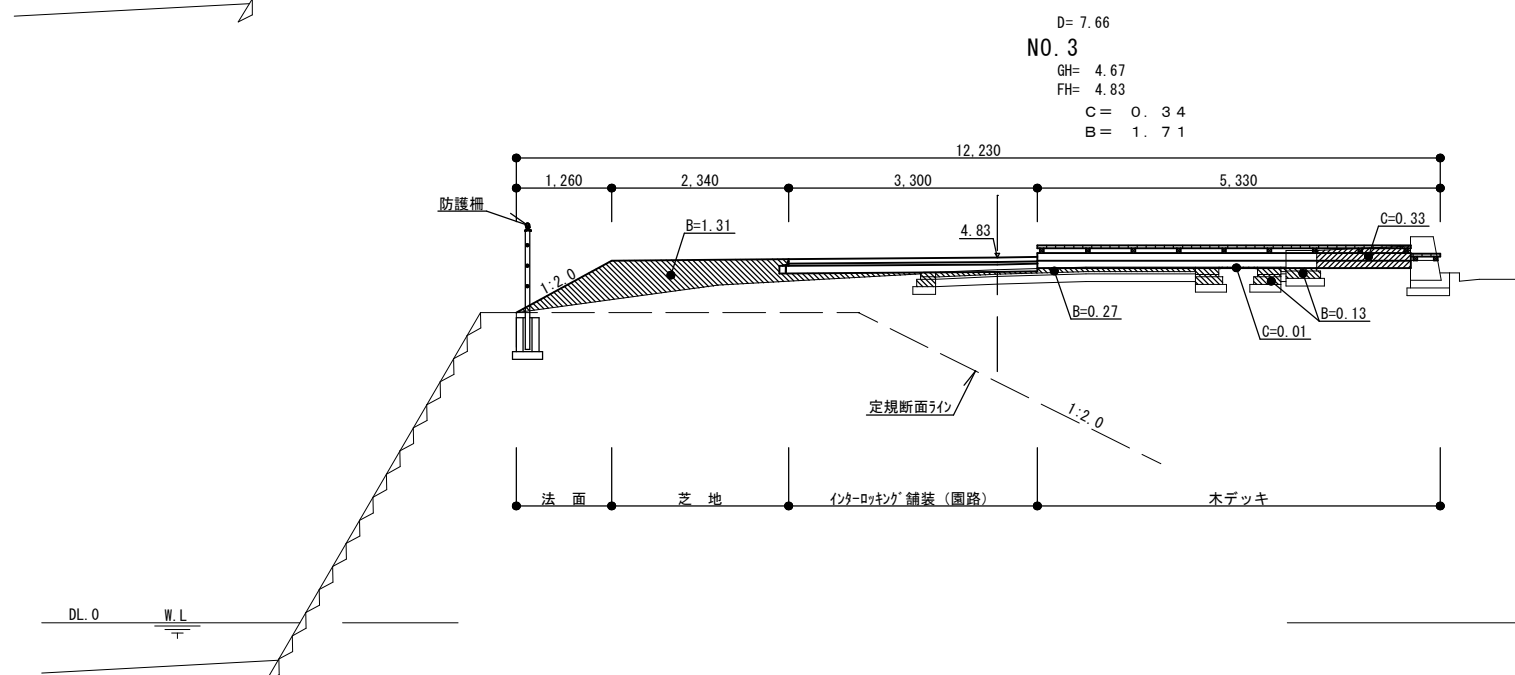

図名	横断面図 2/3									
図番	9 葉中 5				縮尺 S = 1 : 100					
課長	課長補佐	主任技師	主任技師	核算	設計	月	日			
別 図 2										




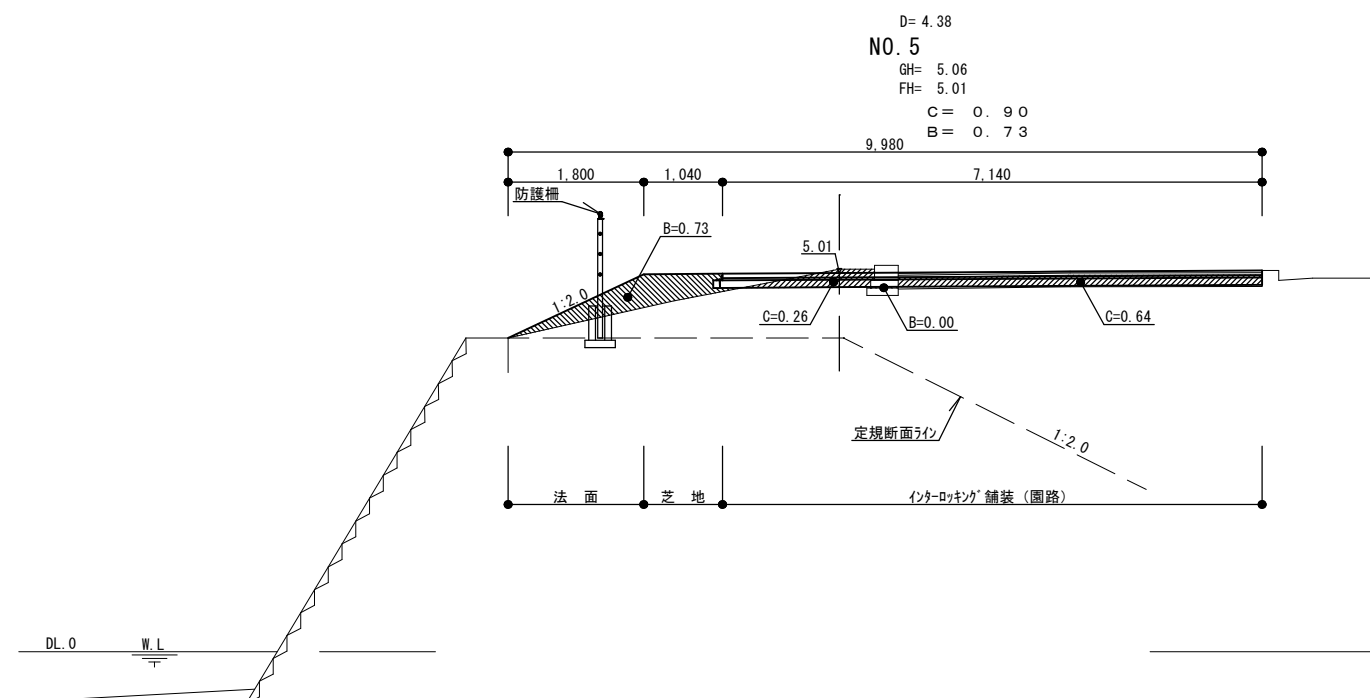
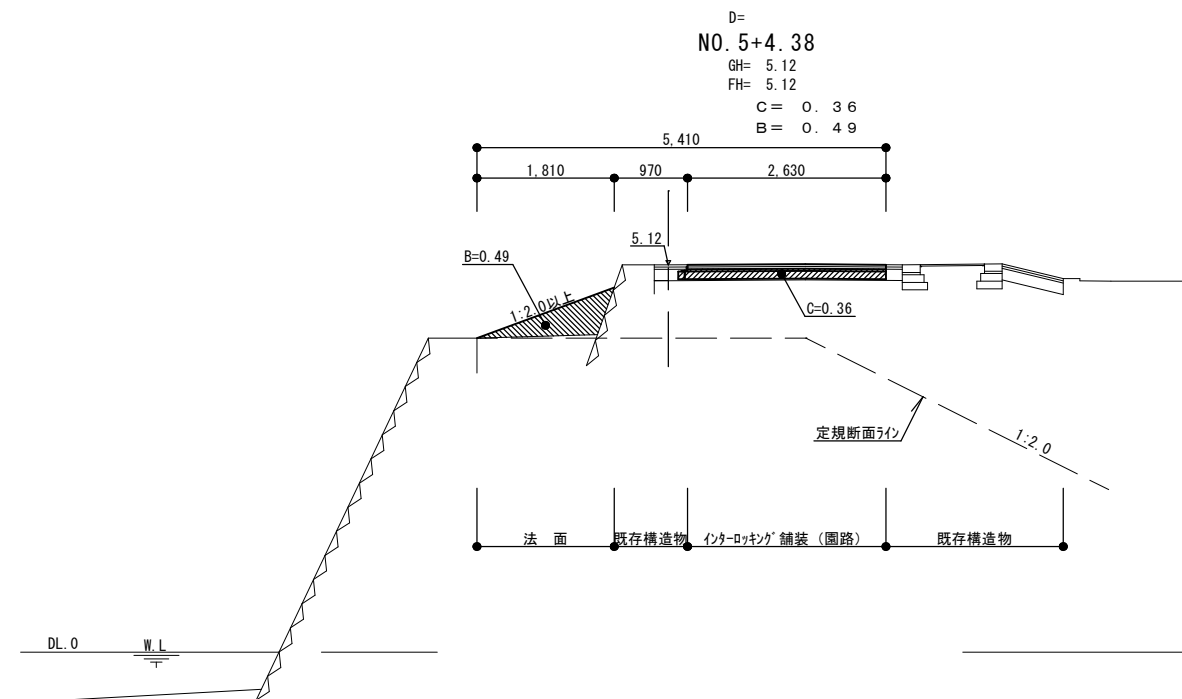


図名	横断面図 3/3				
図番	9	葉中	6	縮尺	S=1:100
課長		課長補佐	主任技師	主任技師	
				検算	設計
					月 日
別 図 2					

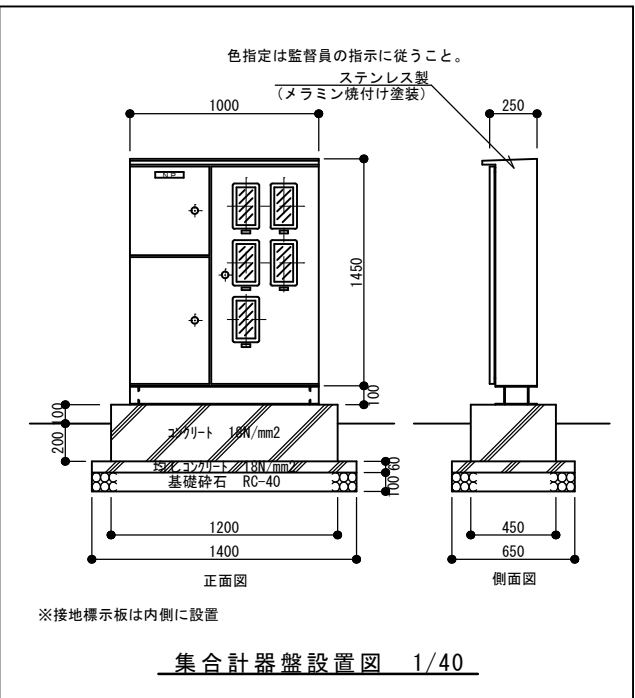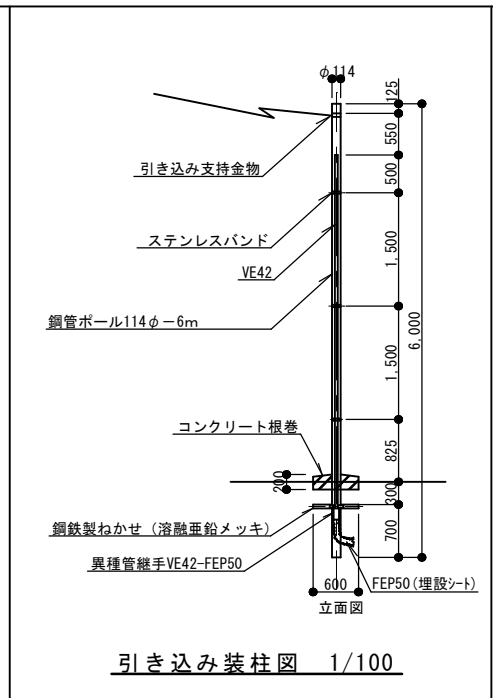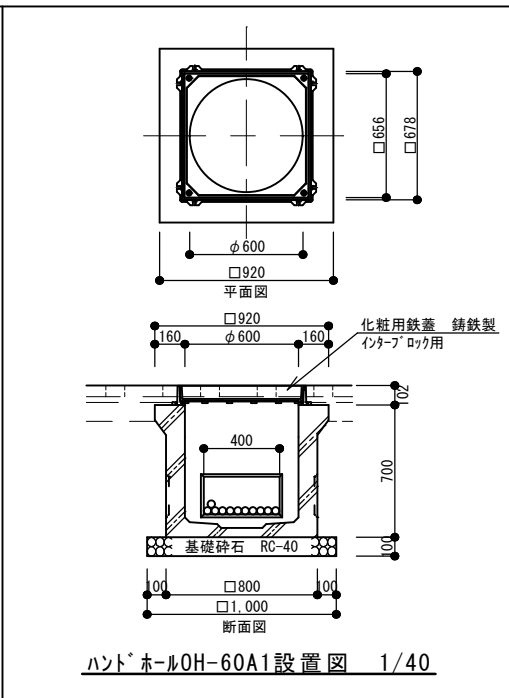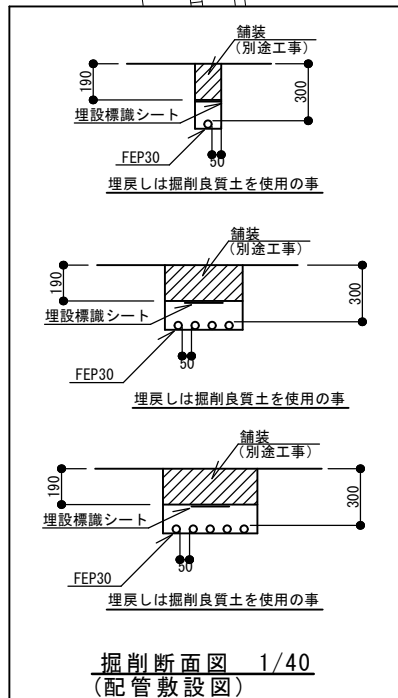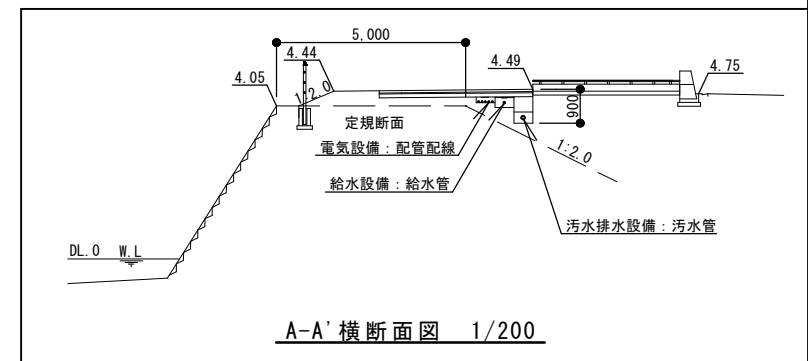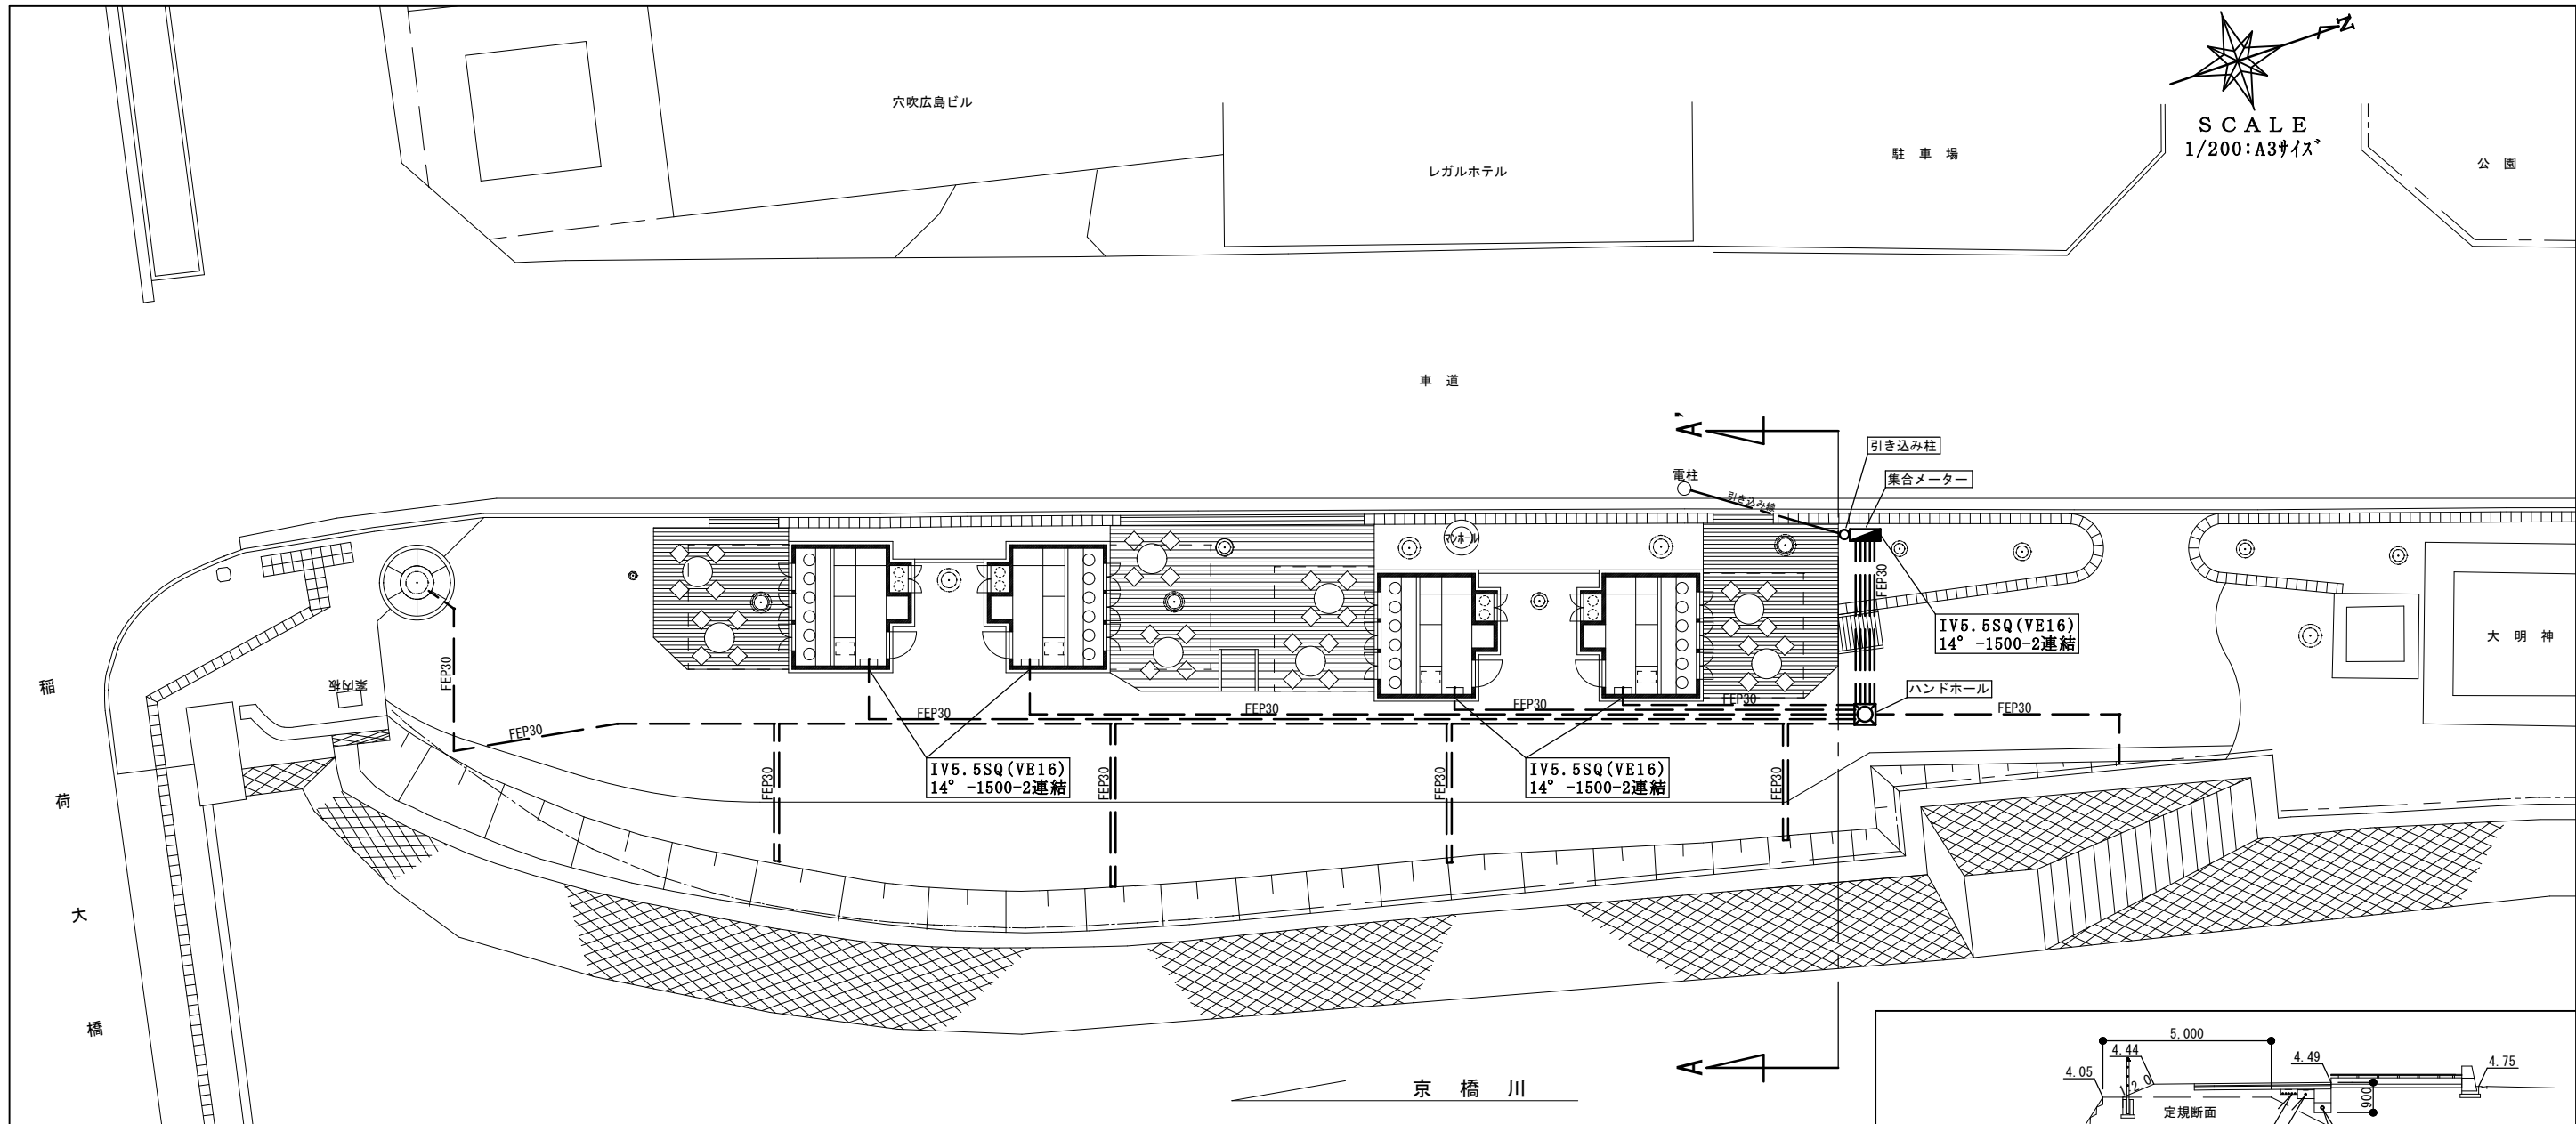

凡例及び数量表 (電気設備)		
記号	名称	合計
---	引き込み線	
---	配管配線 FEP30	186.0m
○	引き込み柱	1
○	集合メーター	1
□	ハンドホール	1


特記事項: 店舗部分は現状と異なる場合がある。				
図名	電気設備平面図・詳細図			
図番	9	葉中	7	縮尺 図示
課長	課長補佐	主任技師	主任技師	検査 設計 月 日
別図 2				

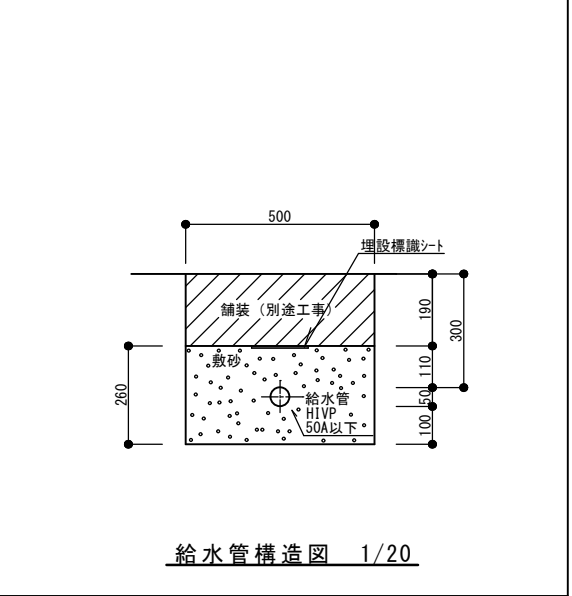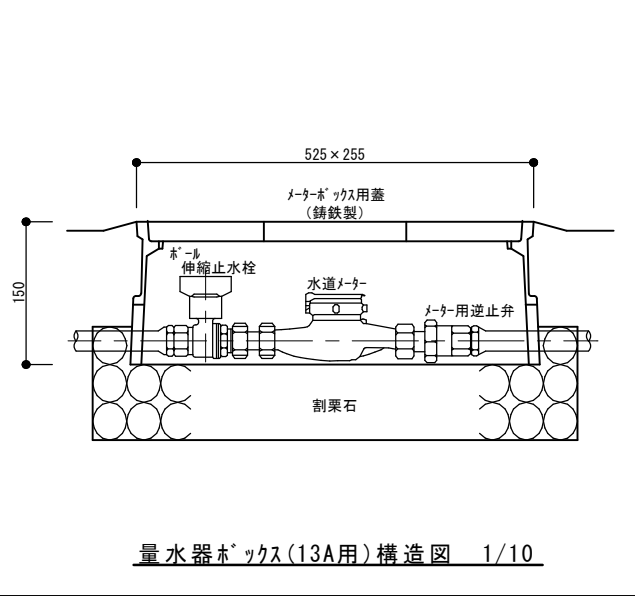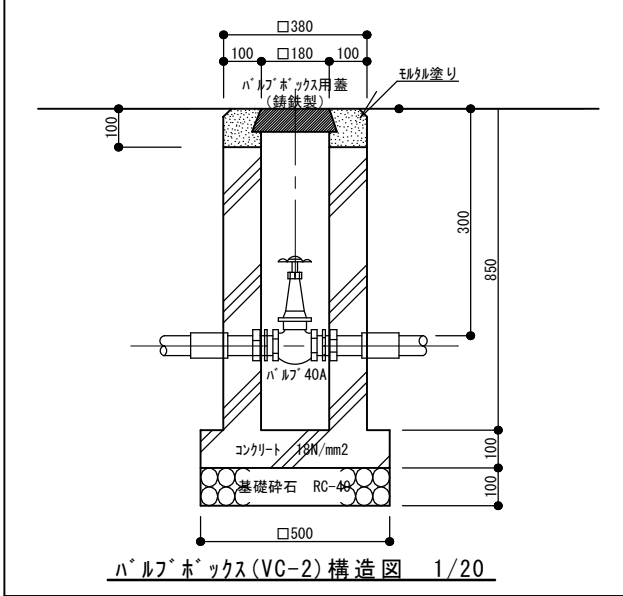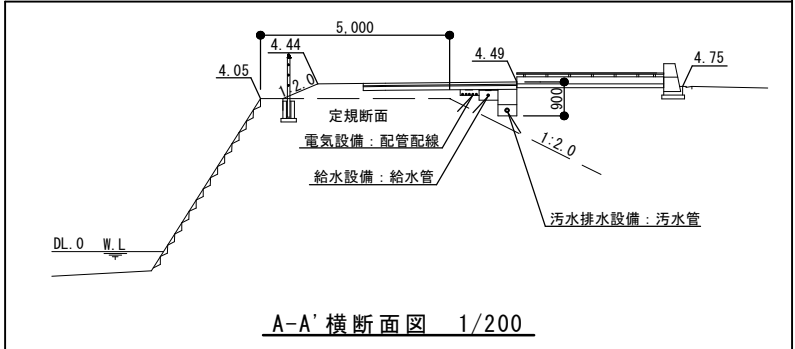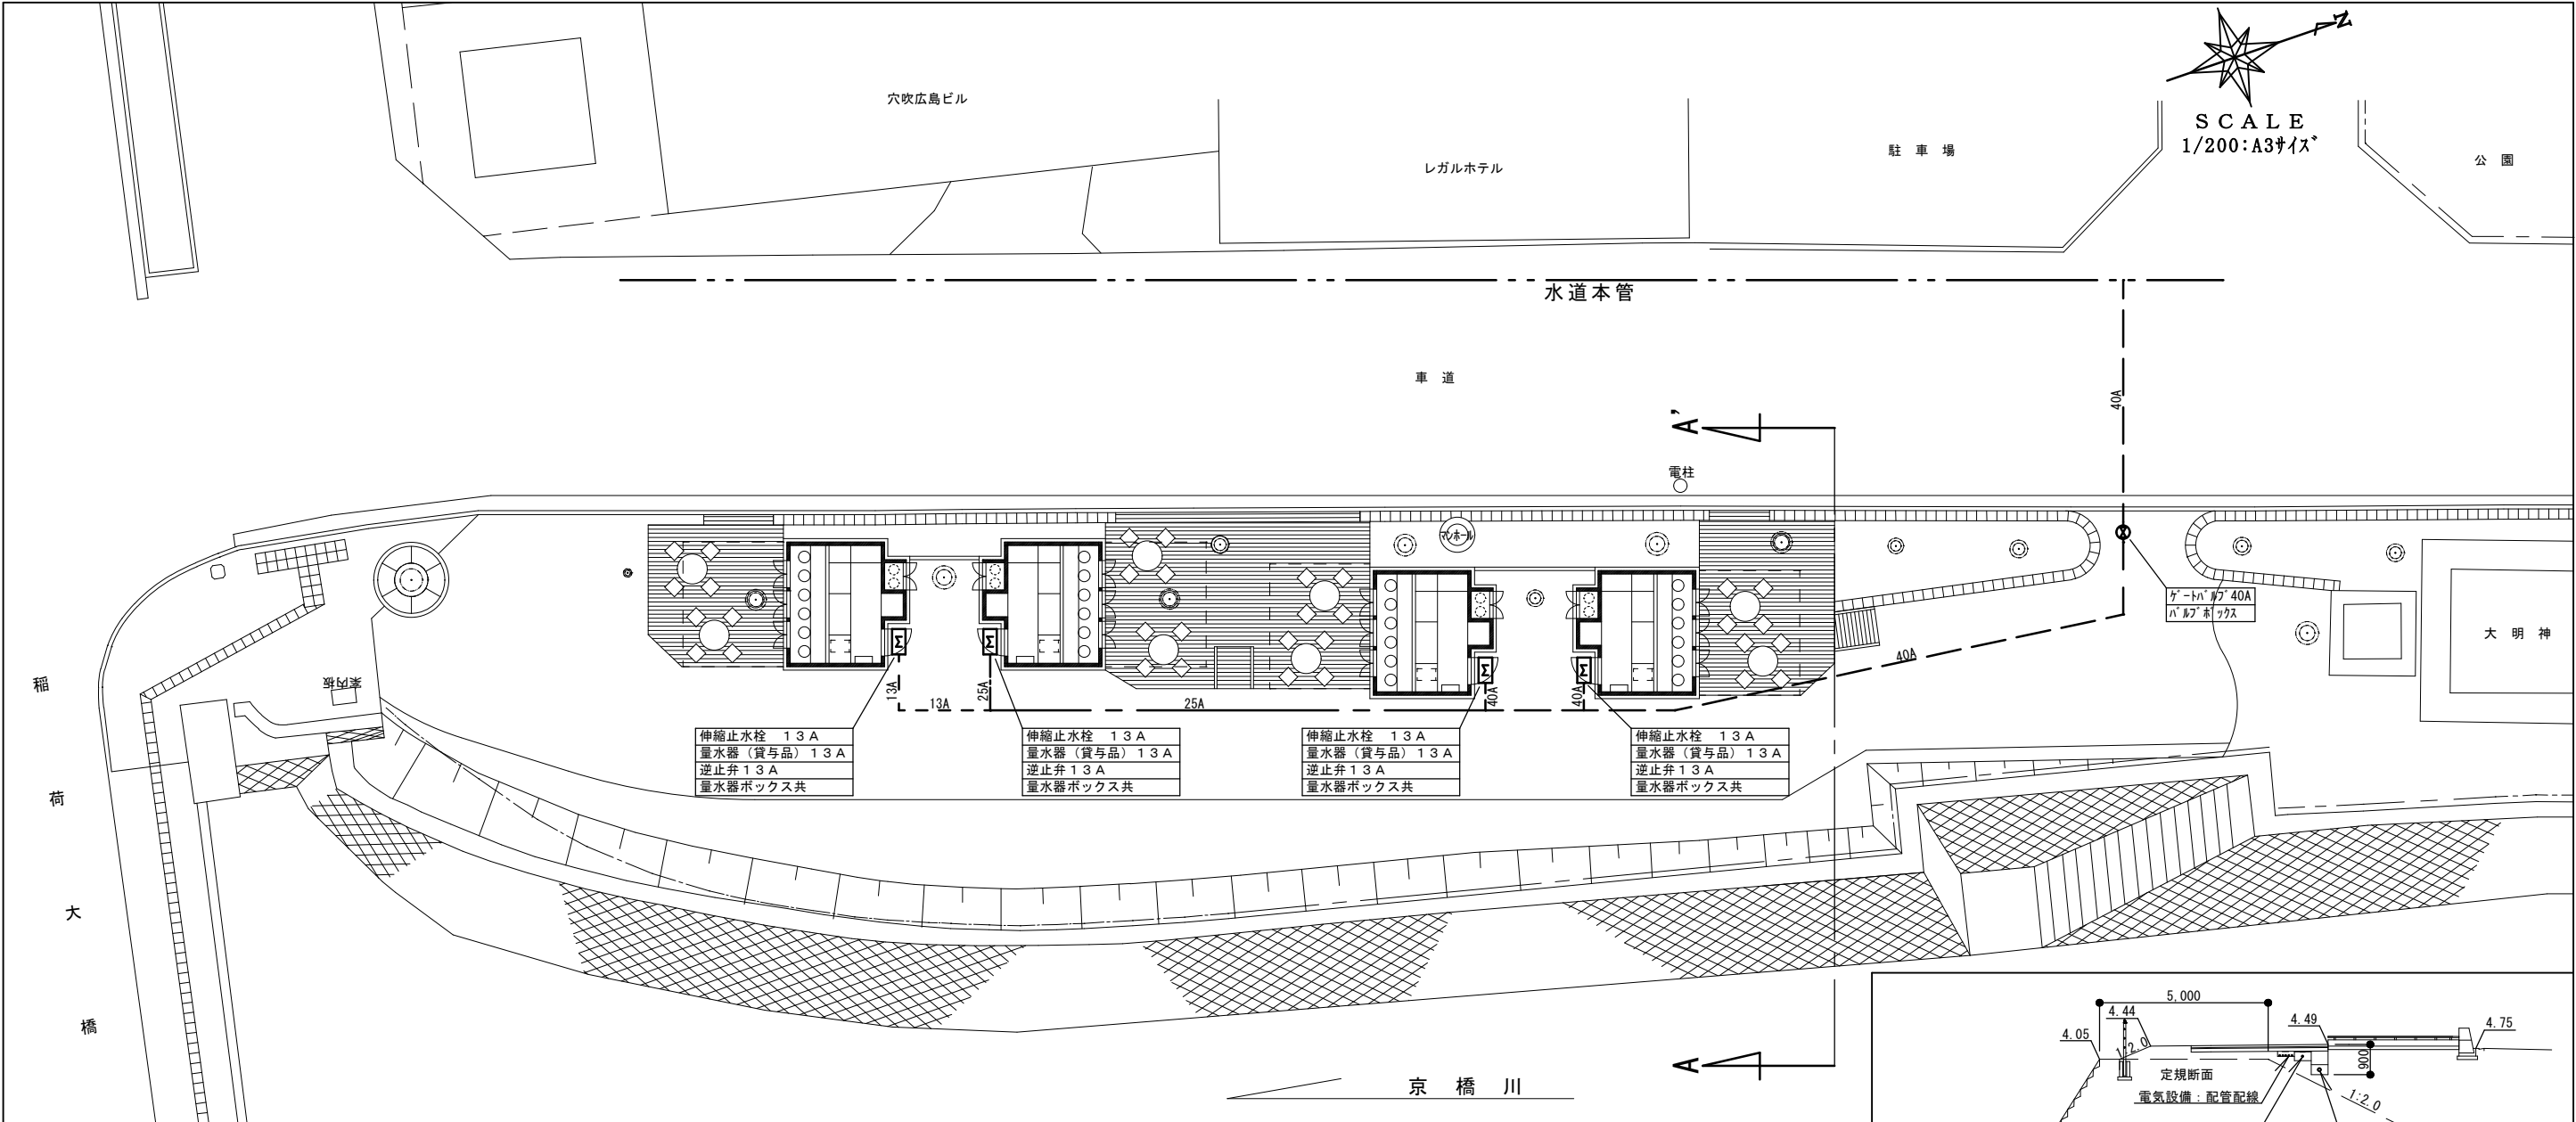

凡例及び数量表（上水設備）				
記号	名称	管種	仕様	合計
---	水道本管			
---	給水管	耐衝撃性硬質塩化ビニール管	HIVP 屋外埋設 13A	31.00m
---	"	"	" 25A	17.00m
---	"	"	" 40A	5.00m
⊕	ゲートバルブ	40A（砲金製管端37 JIS-5K）	（バルブボックスVC-2共）	1
M	量水器	（貸与品）13A、伸縮止水栓13A、逆止弁13A、量水器ボックス		4

特記事項：店舗部分は現状と異なる場合がある。

図名	給水設備（上水）平面図・詳細図
図番	9 葉中 8 縮尺 図示
課長	課長 補佐 主任技師 主任技師 検査 設計 月 日
別図 2	

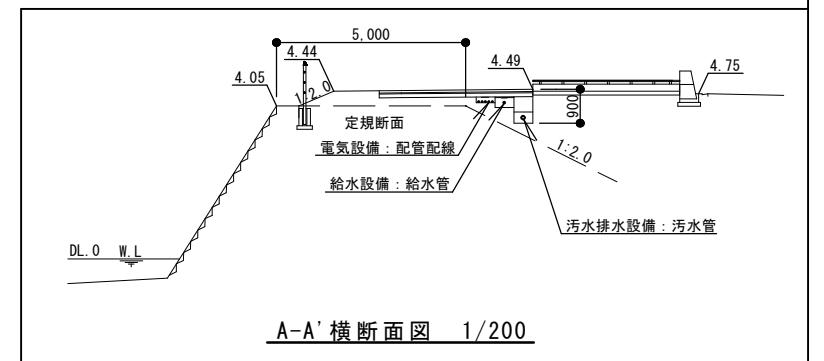

特記事項：店舗部分は現状と異なる場合がある。

図名	汚水排水設備平面図・詳細図						
図番	9 葉中 9		縮尺	図 示			
課長	課長補佐	主任技師	主任技師	検査	設計	月	日
別 図 2							