


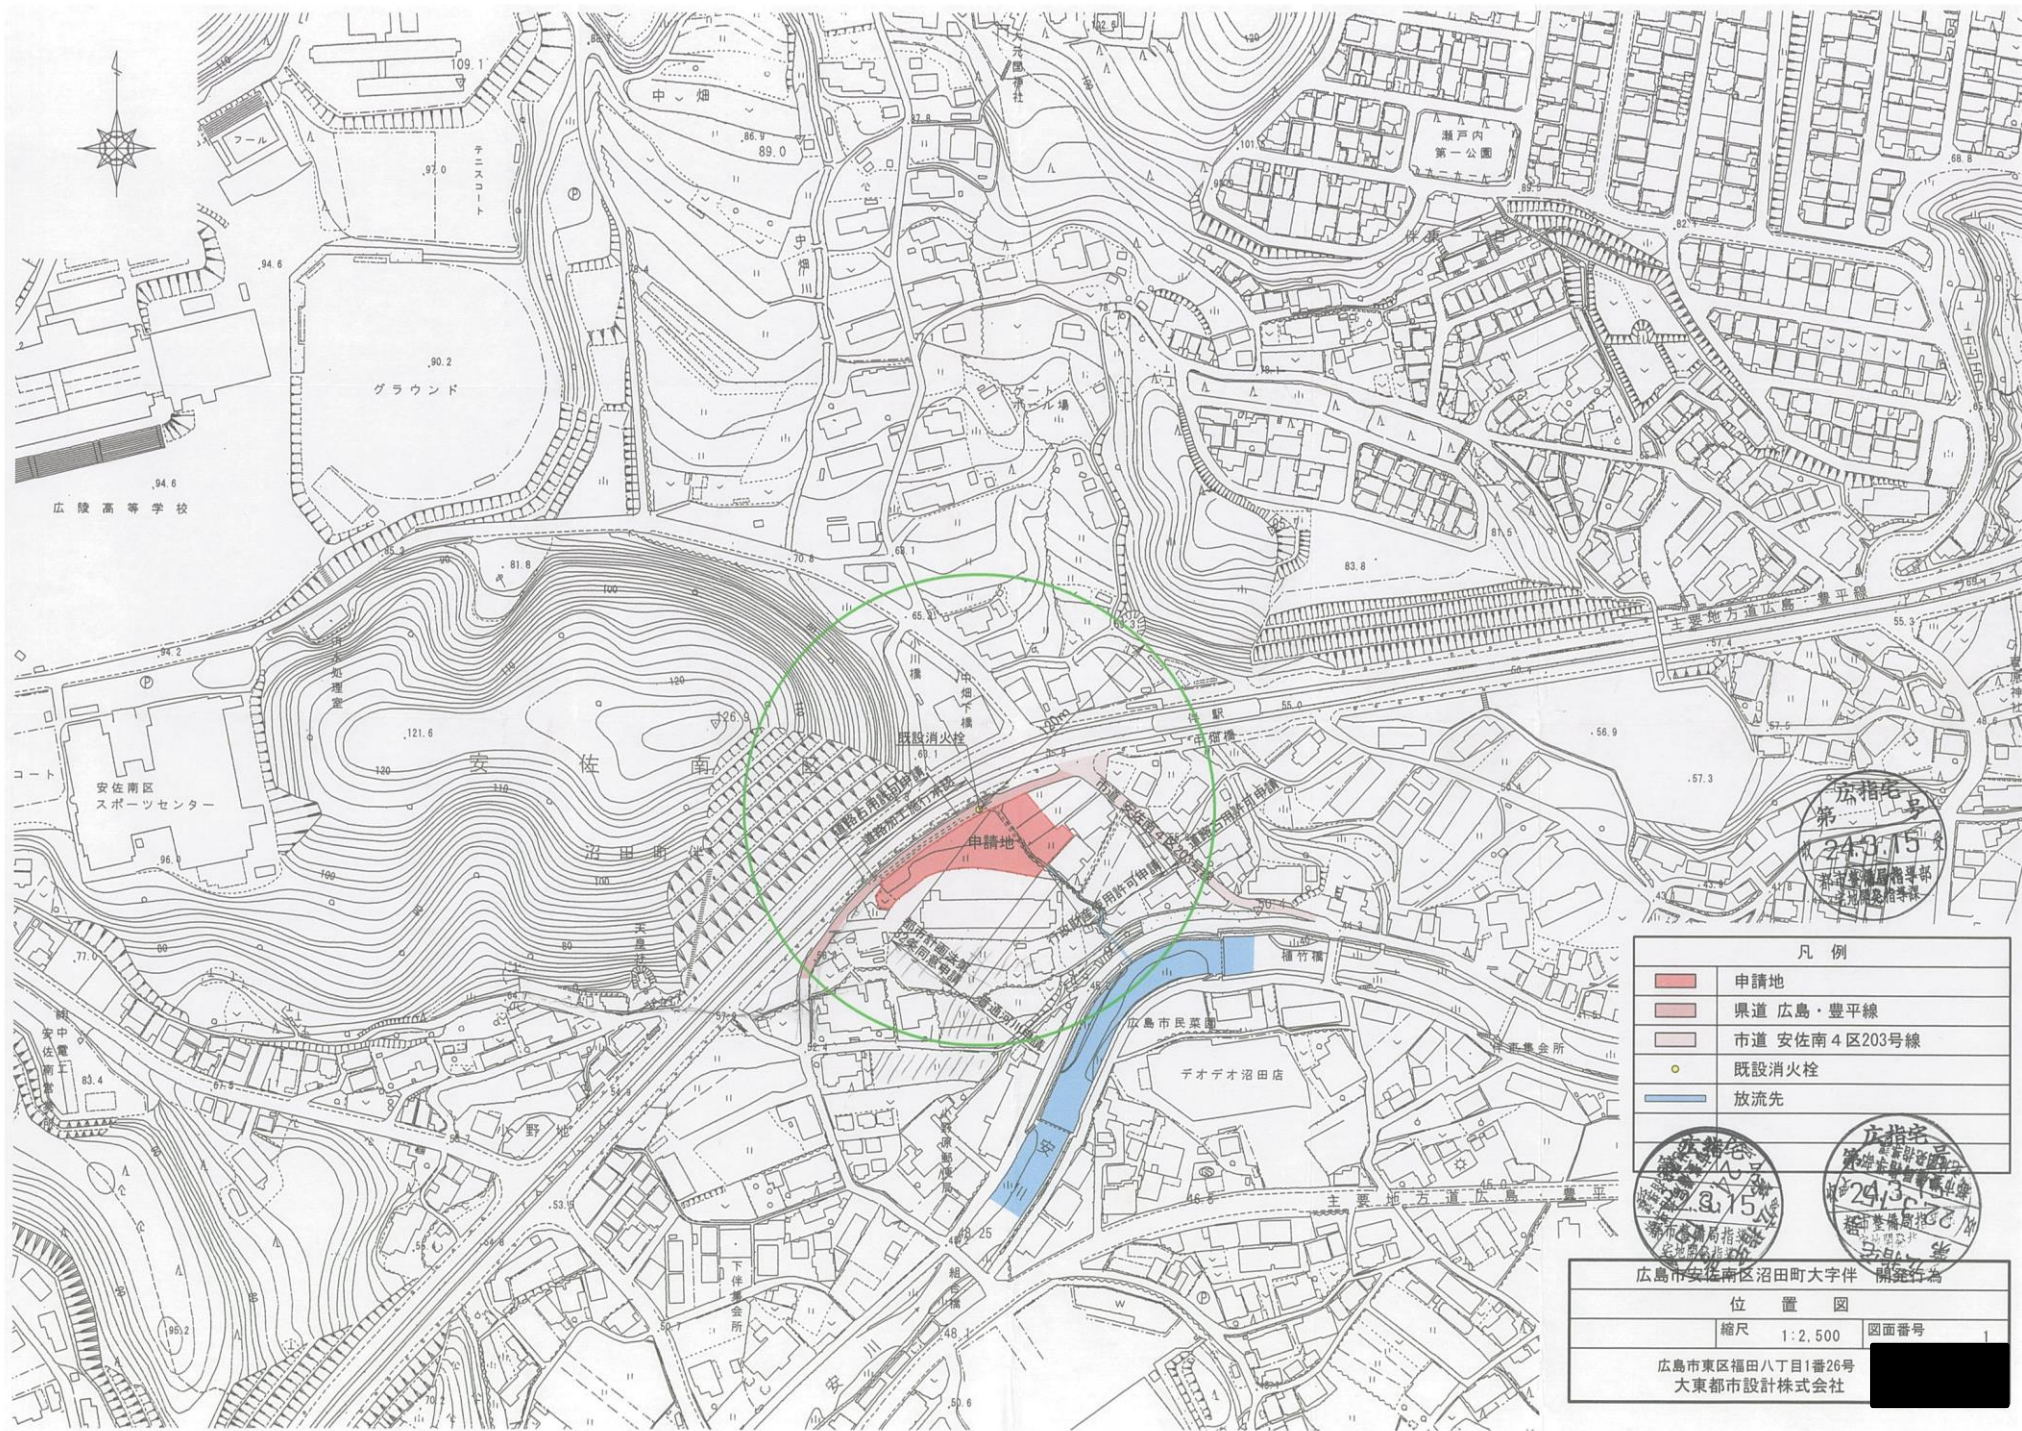

広指字
第
243.15
安佐南消防署
安佐南消防署

凡 例	
	申請地
	県道 広島・豊平線
	市道 安佐南4区203号線
	既設消火栓
	放流先

広指字
第
243.15
安佐南消防署
安佐南消防署

広指字
第
243.15
安佐南消防署
安佐南消防署

広島市安佐南区沼田町大字件 開発行為	
位 置 図	
縮尺 1:2,500	図面番号
広島市東区福田八丁目1番26号 大東都市設計株式会社	