
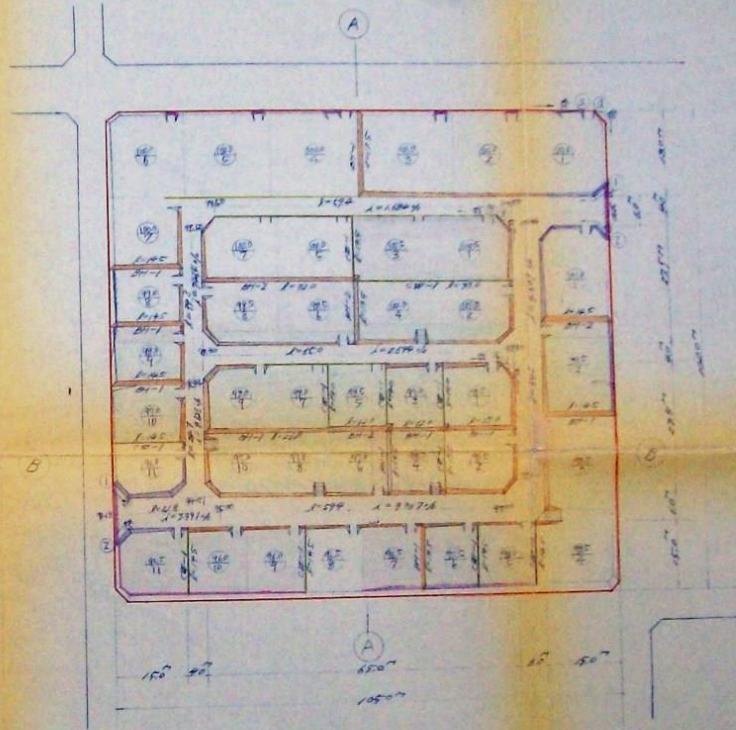


设计平面示意图

设计彩色平面图

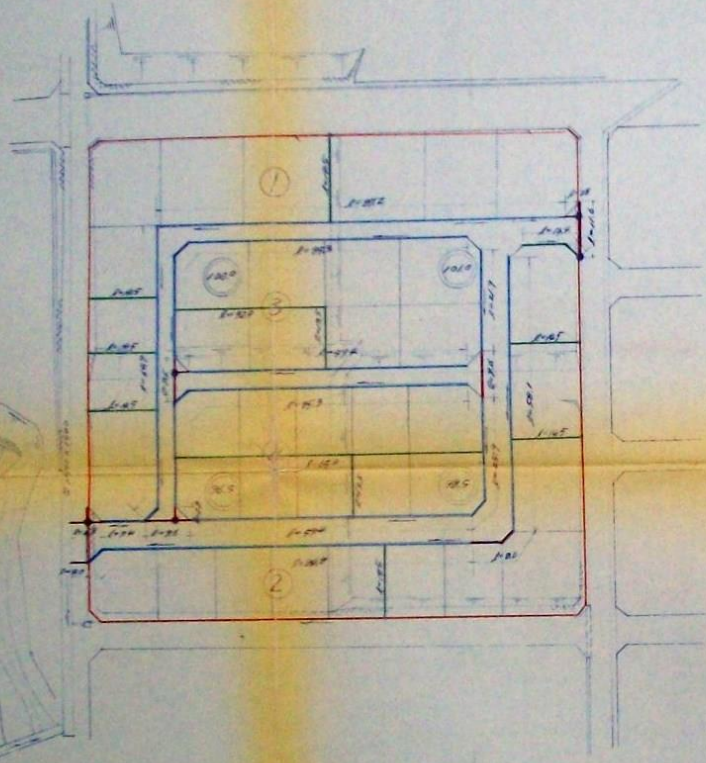

- 名称
- 走廊
 - 教室
 - 办公室
 - 图书室
 - 水井
 - 下水管
 - 检查井

- 图例
- 右指侧
 - 1007
 - 1004-10
 - 右指侧

1001	1002	1003	1004	1005	1006	1007	1008	1009	1010	1011	1012	1013	1014	1015	1016	1017	1018	1019	1020
------	------	------	------	------	------	------	------	------	------	------	------	------	------	------	------	------	------	------	------

大连市城市规划设计院
第 3812 号
48.12.20

第 233 号
48.11.30.9

设计单位: 大连市城市规划设计院

姓名: 李国田

图号: 10 室中 1 幅尺 1/100

设计日期: 1950.12.20

设计地点: 大连市

设计人: 李国田

审核人: 李国田

大连市建设局 设计室