

五日市地区下水道築造 6－1 1号工事

縮尺

図 示

製図年月日

令和 6年10月

課 長

課長補佐

設 計

図 番

広島市佐伯区農林建設部地域整備課



施工箇所


マンホール凡例			
○ 1号マンホ-ル	▲ 組立0号マンホ-ル	○ 2号マンホ-ル	△ 組立1号マンホ-ル
◎ 3号マンホ-ル	⊙ 組立2号マンホ-ル	⊖ 4号マンホ-ル	⊗ 組立3号マンホ-ル
⊕ 5号マンホ-ル	⊘ 組立橋内マンホ-ル	⊙ 6号マンホ-ル	⊗ 組立特殊マンホ-ル
⊕ 7号マンホ-ル	⊘ 角4号マンホ-ル	⊕ 8号マンホ-ル	⊗ 角5号マンホ-ル
⊕ 9号マンホ-ル	⊘ 掃 除 口	● 特1号マンホ-ル	⊖ 小口径マンホ-ル
⊙ 特2号マンホ-ル	⊗ 内副管付マンホ-ル	⊙ 特3号マンホ-ル	⊗ 外副管付マンホ-ル
■ 特4号マンホ-ル			

凡 例	
雨水実施	
汚水既設	
雨水既設	
汚水計画	
雨水計画	
汚水同一施工	
雨水同一施工	
雨水側取付（新設）	
雨水側取付（既設）	
汚水側取付	
宅地内雨水	
水道管	
ガス管	
N T T地下ケーブル	
中電ケーブル	


標高表示は、TP+10.0mとする。




雨水平面図 S=1/500

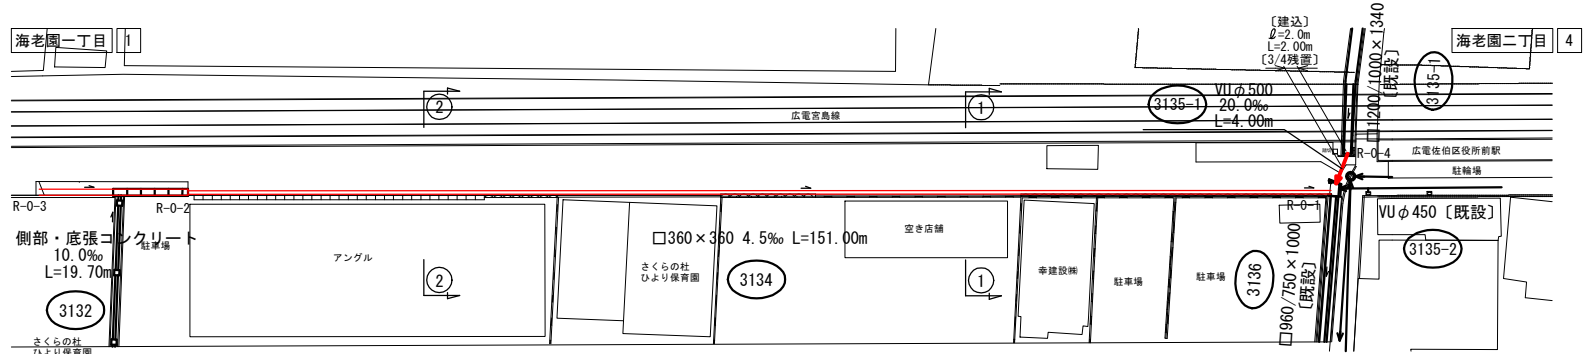


雨水縦断面図 V=1/100
H=1/500

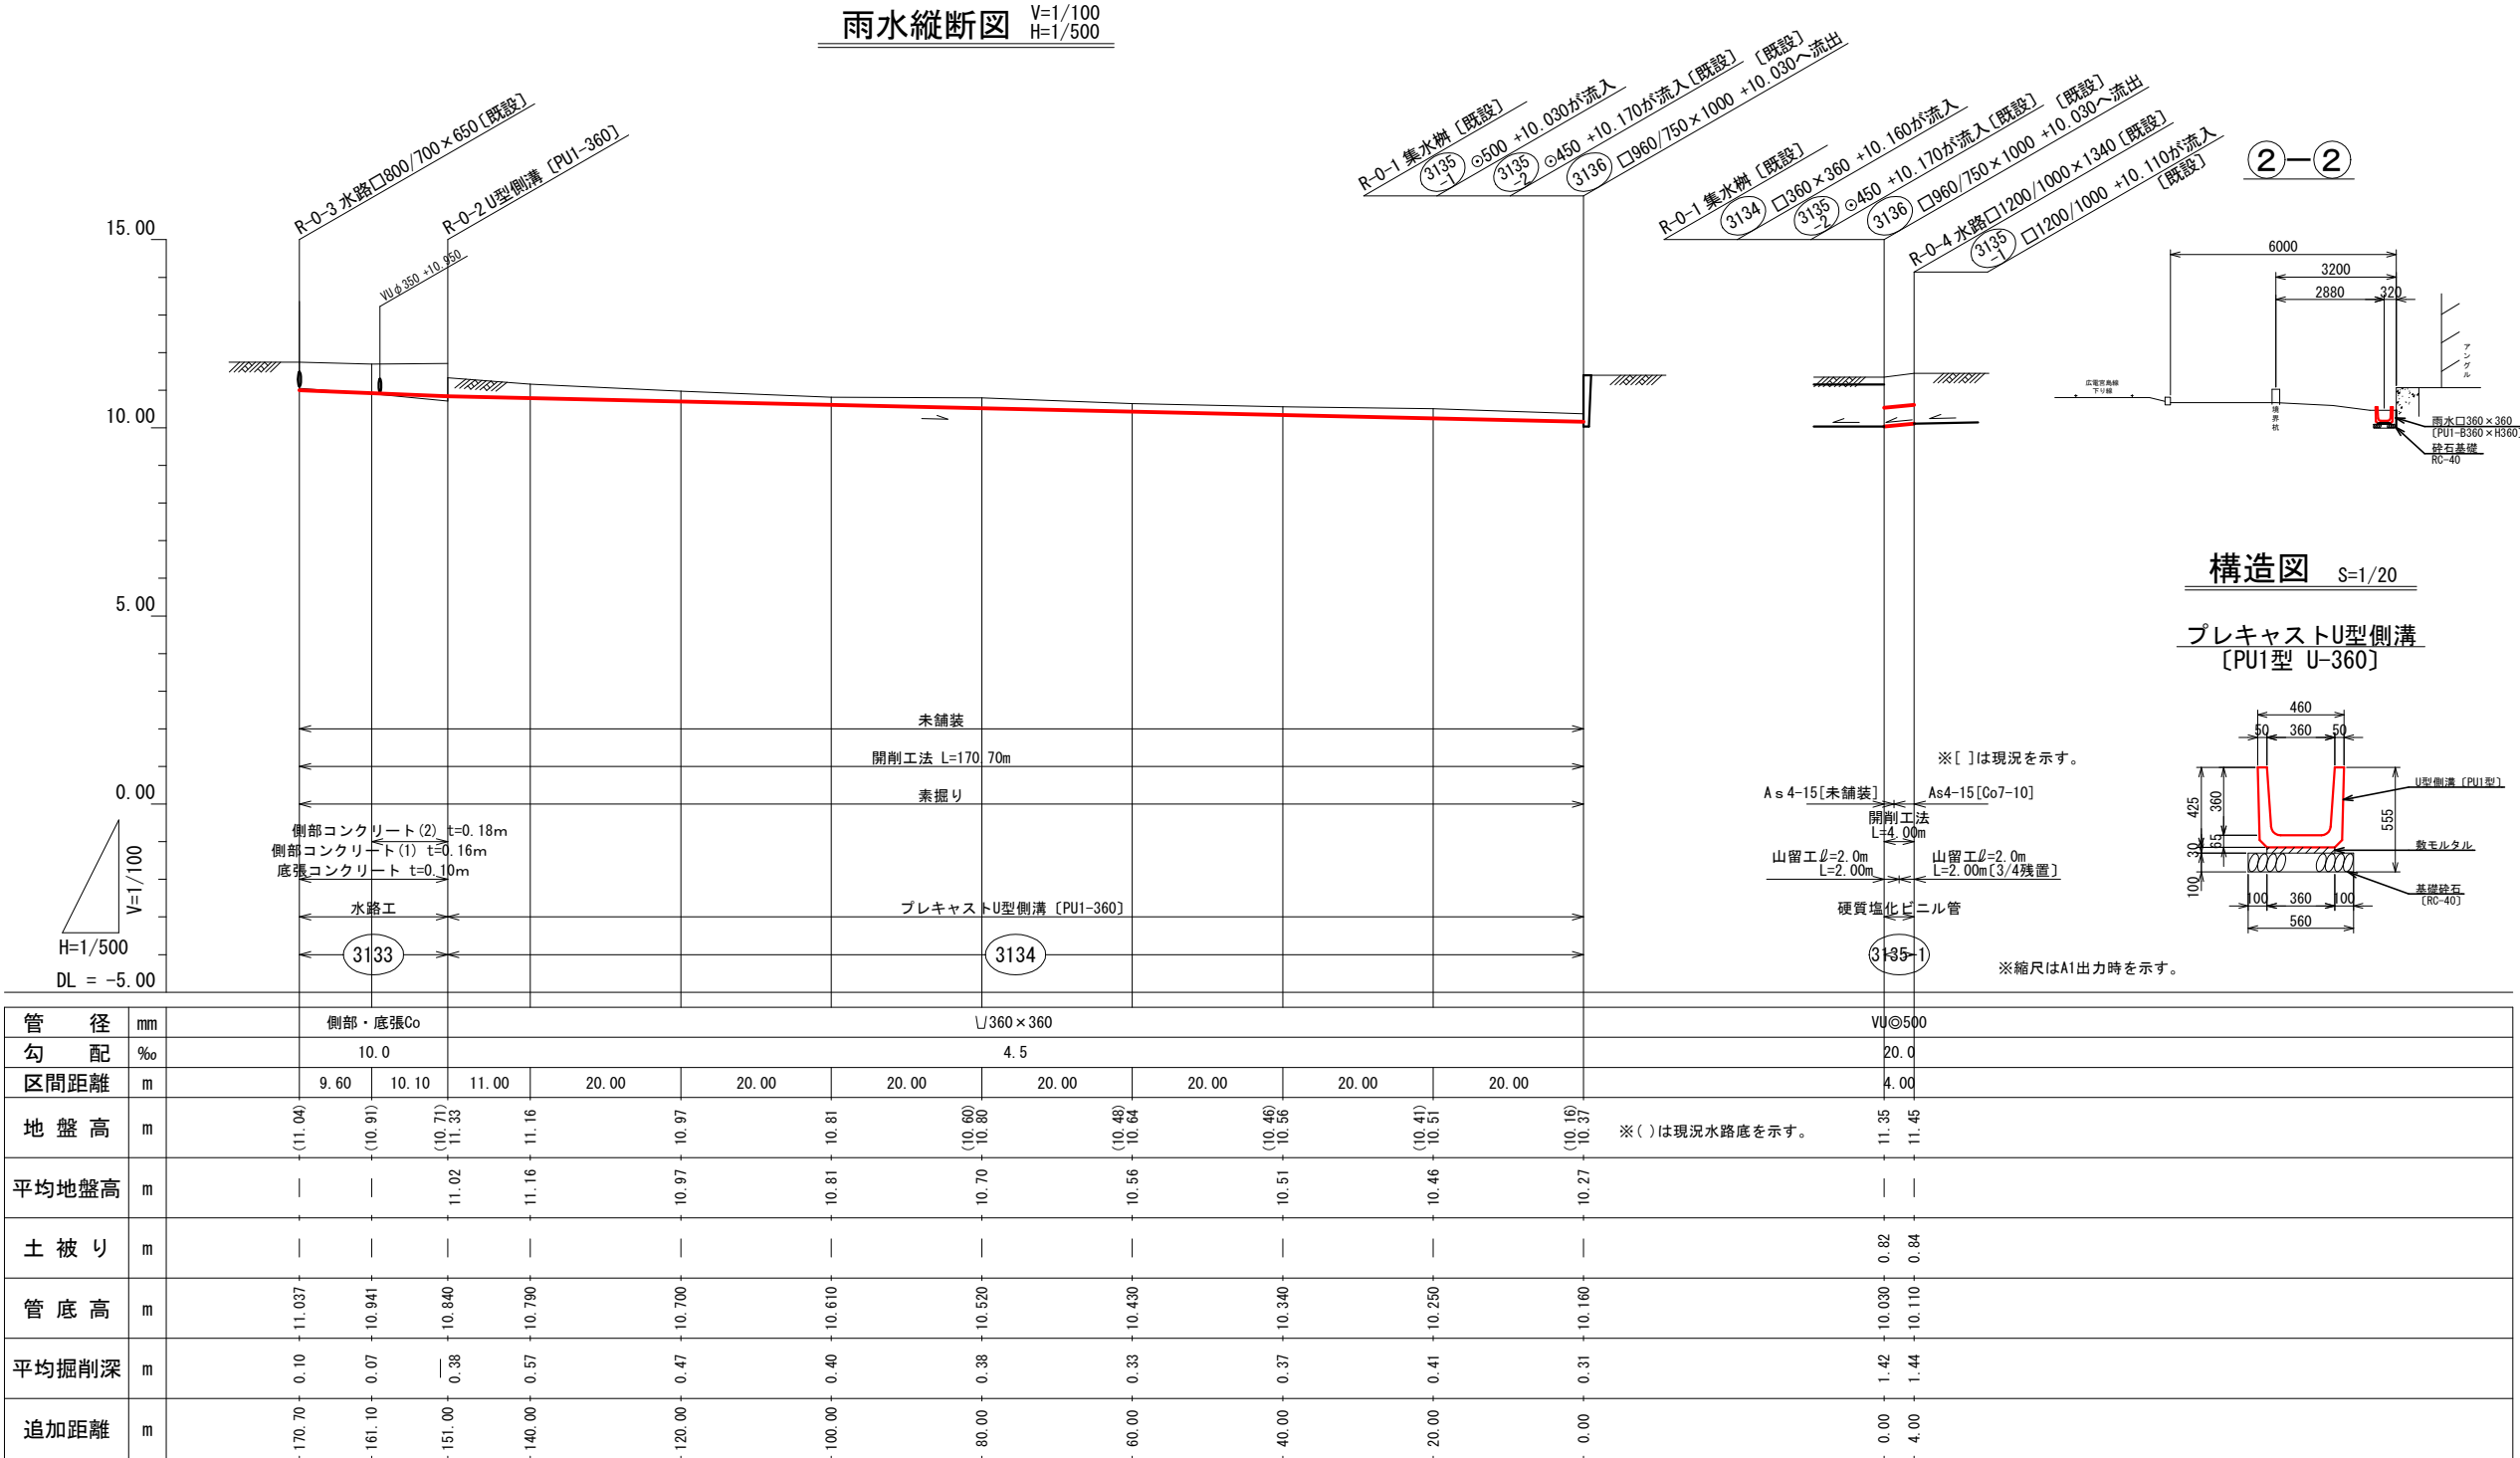

横断面図 S=1/100

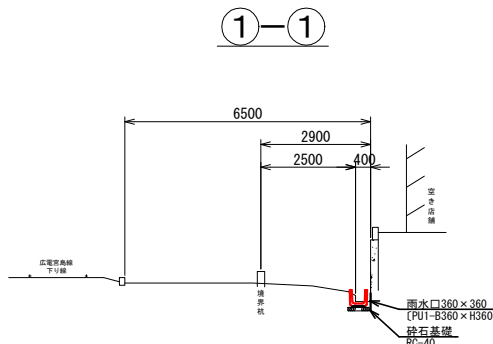


2-2

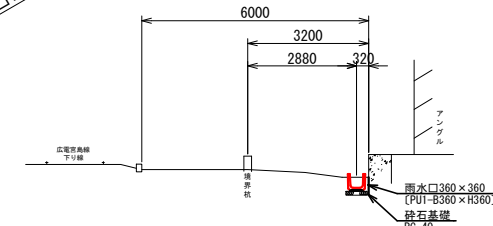

構造図 S=1/20

プレキャストU型側溝
〔PU1型 U-360〕

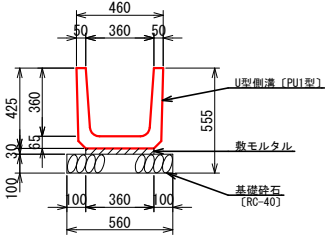


※〔 〕は現況を示す。

As4-15〔未舗装〕
As4-15〔Co7-10〕
開削工法 L=4.00m
山留工φ=2.0m L=2.00m
山留工φ=2.0m L=2.00m〔3/4残置〕
硬質塩化ビニル管


※縮尺はA1出力時を示す。

五日市地区下水道築造 6－1 1 号工事				
縮尺		図 示	製図年月日	令和 6年10月
課 長		課長補佐	設 計	
				図 番
				N.O. 2 計
広島市佐伯区農林建設部地域整備課				

舗装復旧図

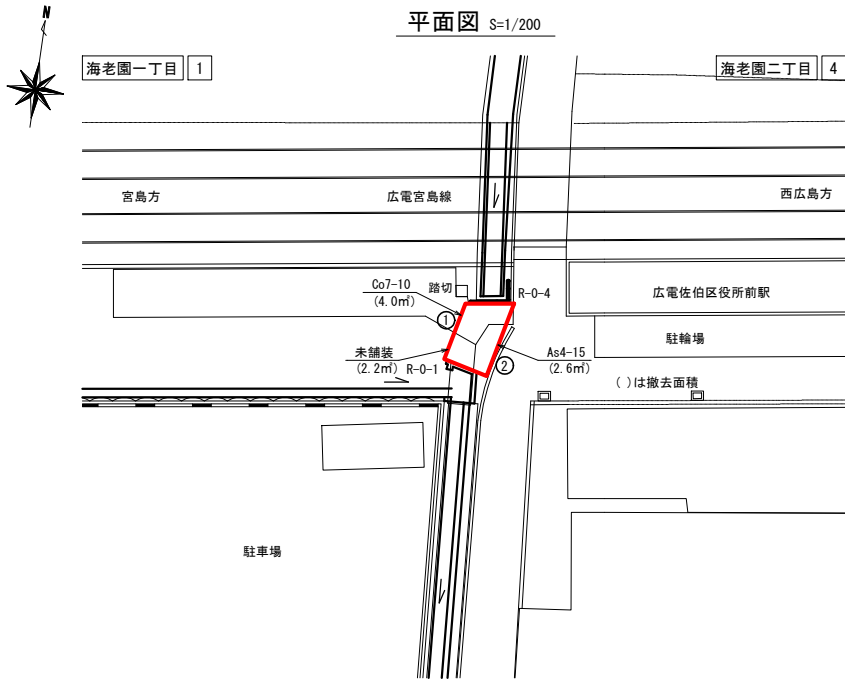


舗装構成 S=1/10

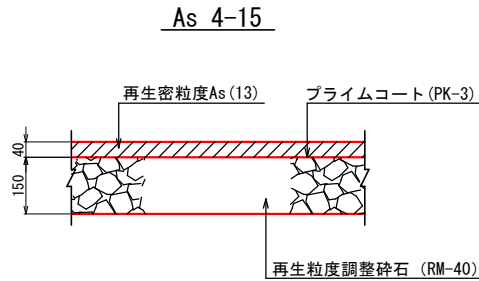


舗装面積 9.0 m²

付帯工図(1)

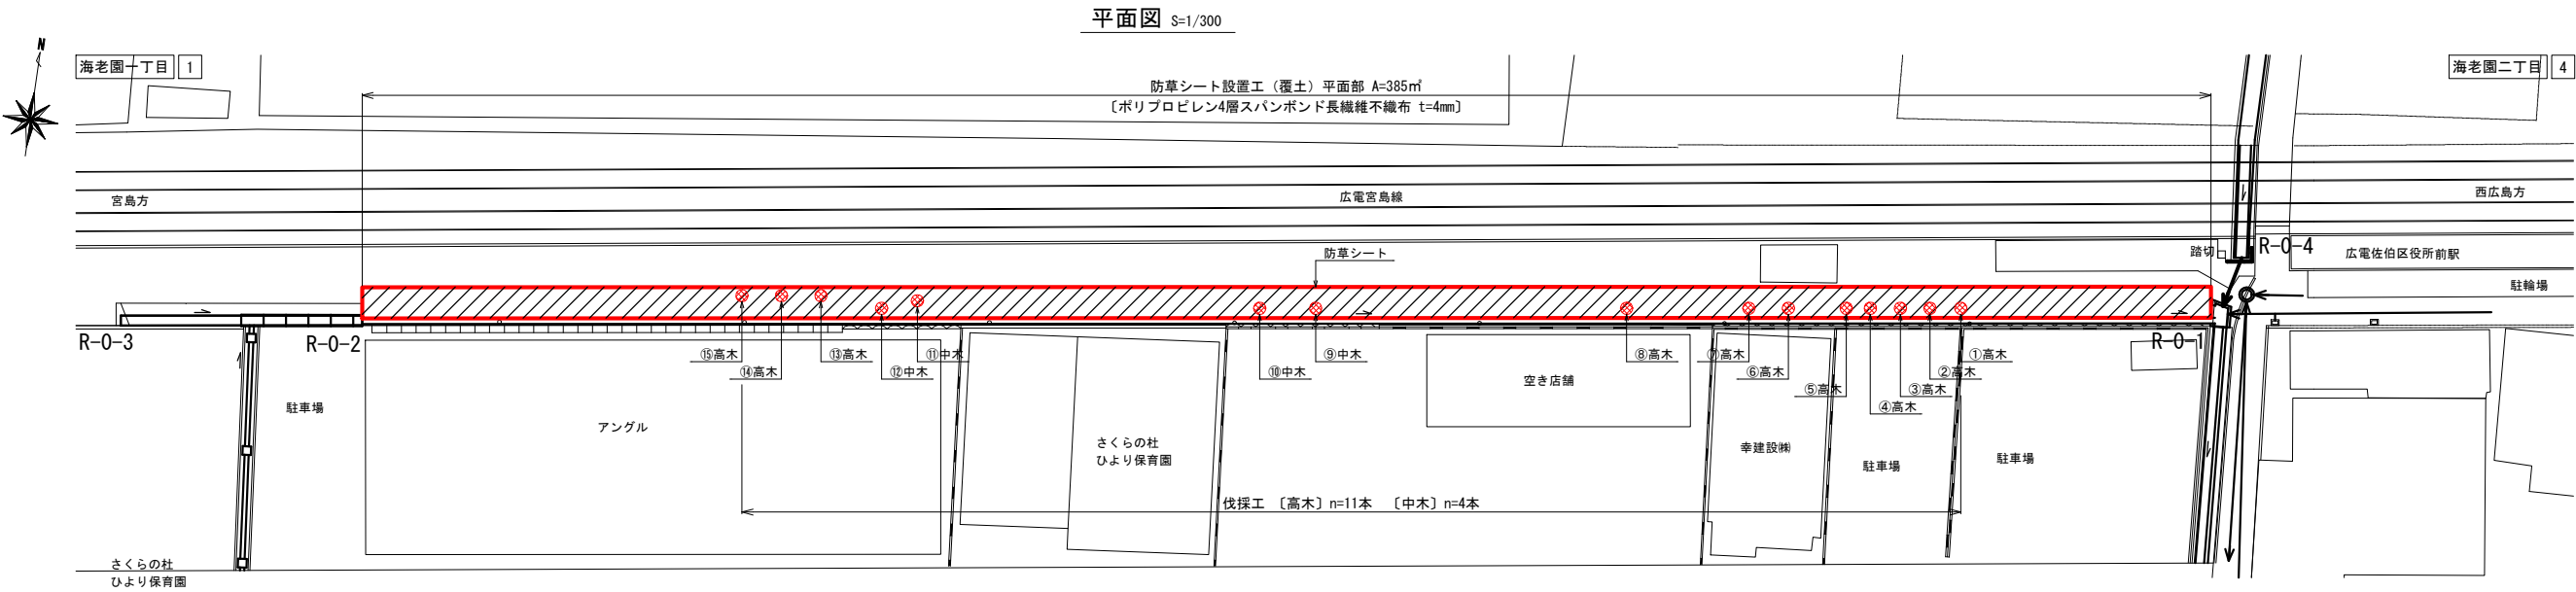

敷設構成 S=1/10

防草シート

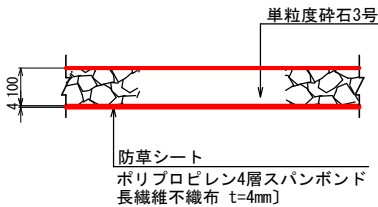


※縮尺はA1出力時を示す。

五日市地区下水道築造 6－11号工事					
縮尺		図 示		製図年月日	令和6年10月
課 長		課長補佐		設 計	
				図 番	N.O. 4 計
広島市佐伯区農林建設部地域整備課					


ネットフェンス③

標準断面図 S=1/25

PC両開き門扉 H1500×W3000
(昭和57年改正の建築基準法・同施行令に基づき風圧力に依る)

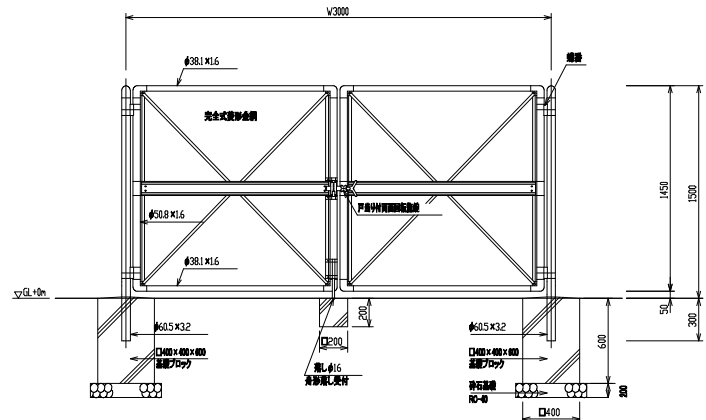


門柱・扉枠位置関係図

 

設計条件
設計荷重…昭和57年改正の建築基準法・同施行令に基づき風圧力に依る。
基礎条件…長期許容地耐力 98kN/m² (10t/m²)
備考
1. 外装は金網張を除く他は滑動至給めつきとする。
2. 本図門扉は片開き80°開きとする。


ネットフェンス①

縦断面図 S=1/100

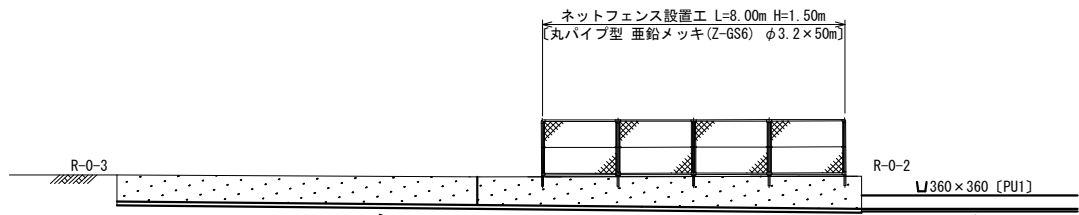

付帯工図(3)

平面図 S=1/100

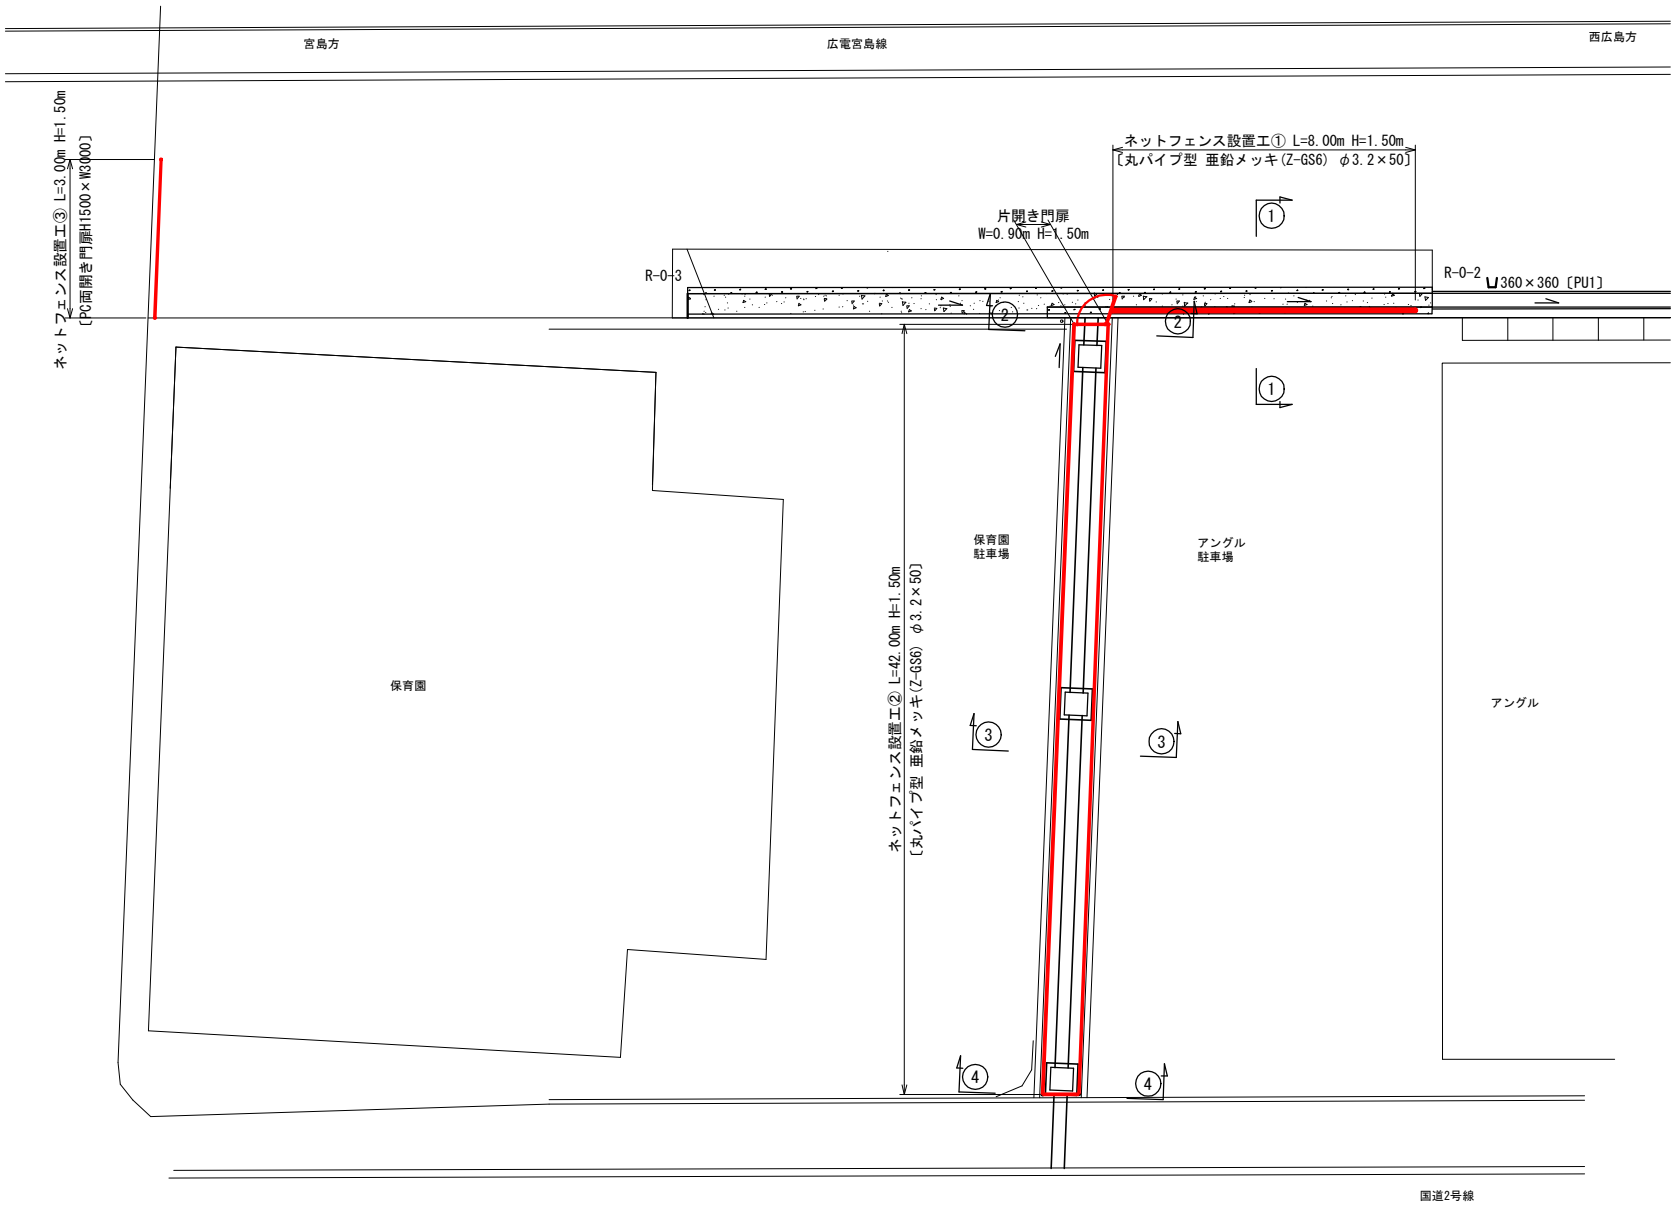


ネットフェンス設置工


ネットフェンス②

標準断面図 S=1/25


②-②断面

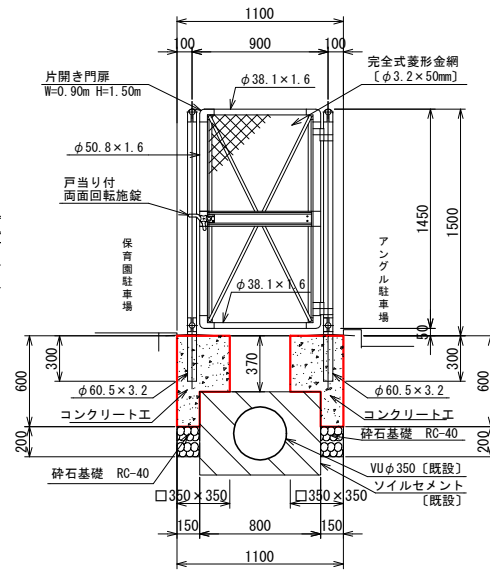

③-③断面

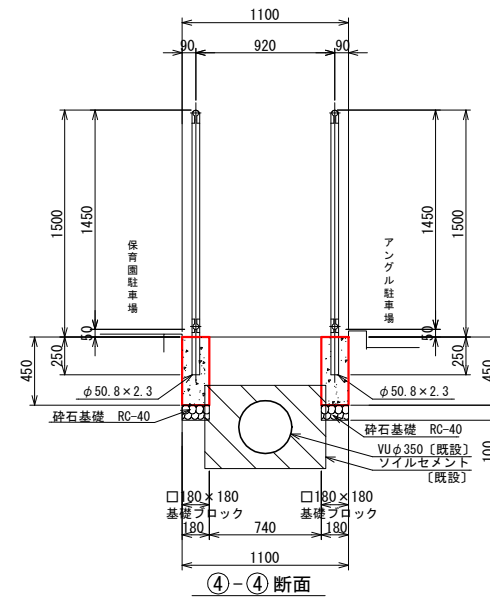

④-④断面

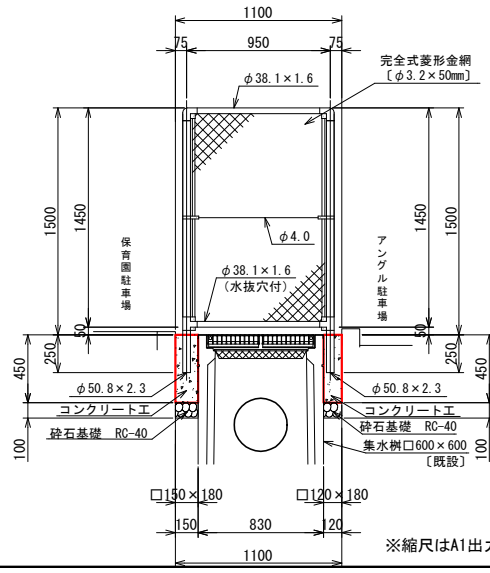

※縮尺はA1出力時を示す。

五日市地区下水道築造6-11号工事


縮尺	図 示	製図年月日	令和 6年10月
課 長	課長補佐	設 計	

図 番

N.O. 5

第 5 号

 広島市佐伯区農林建設部地域整備課




雨汚水平面図

位 置 図

S=1:10,000

施工箇所

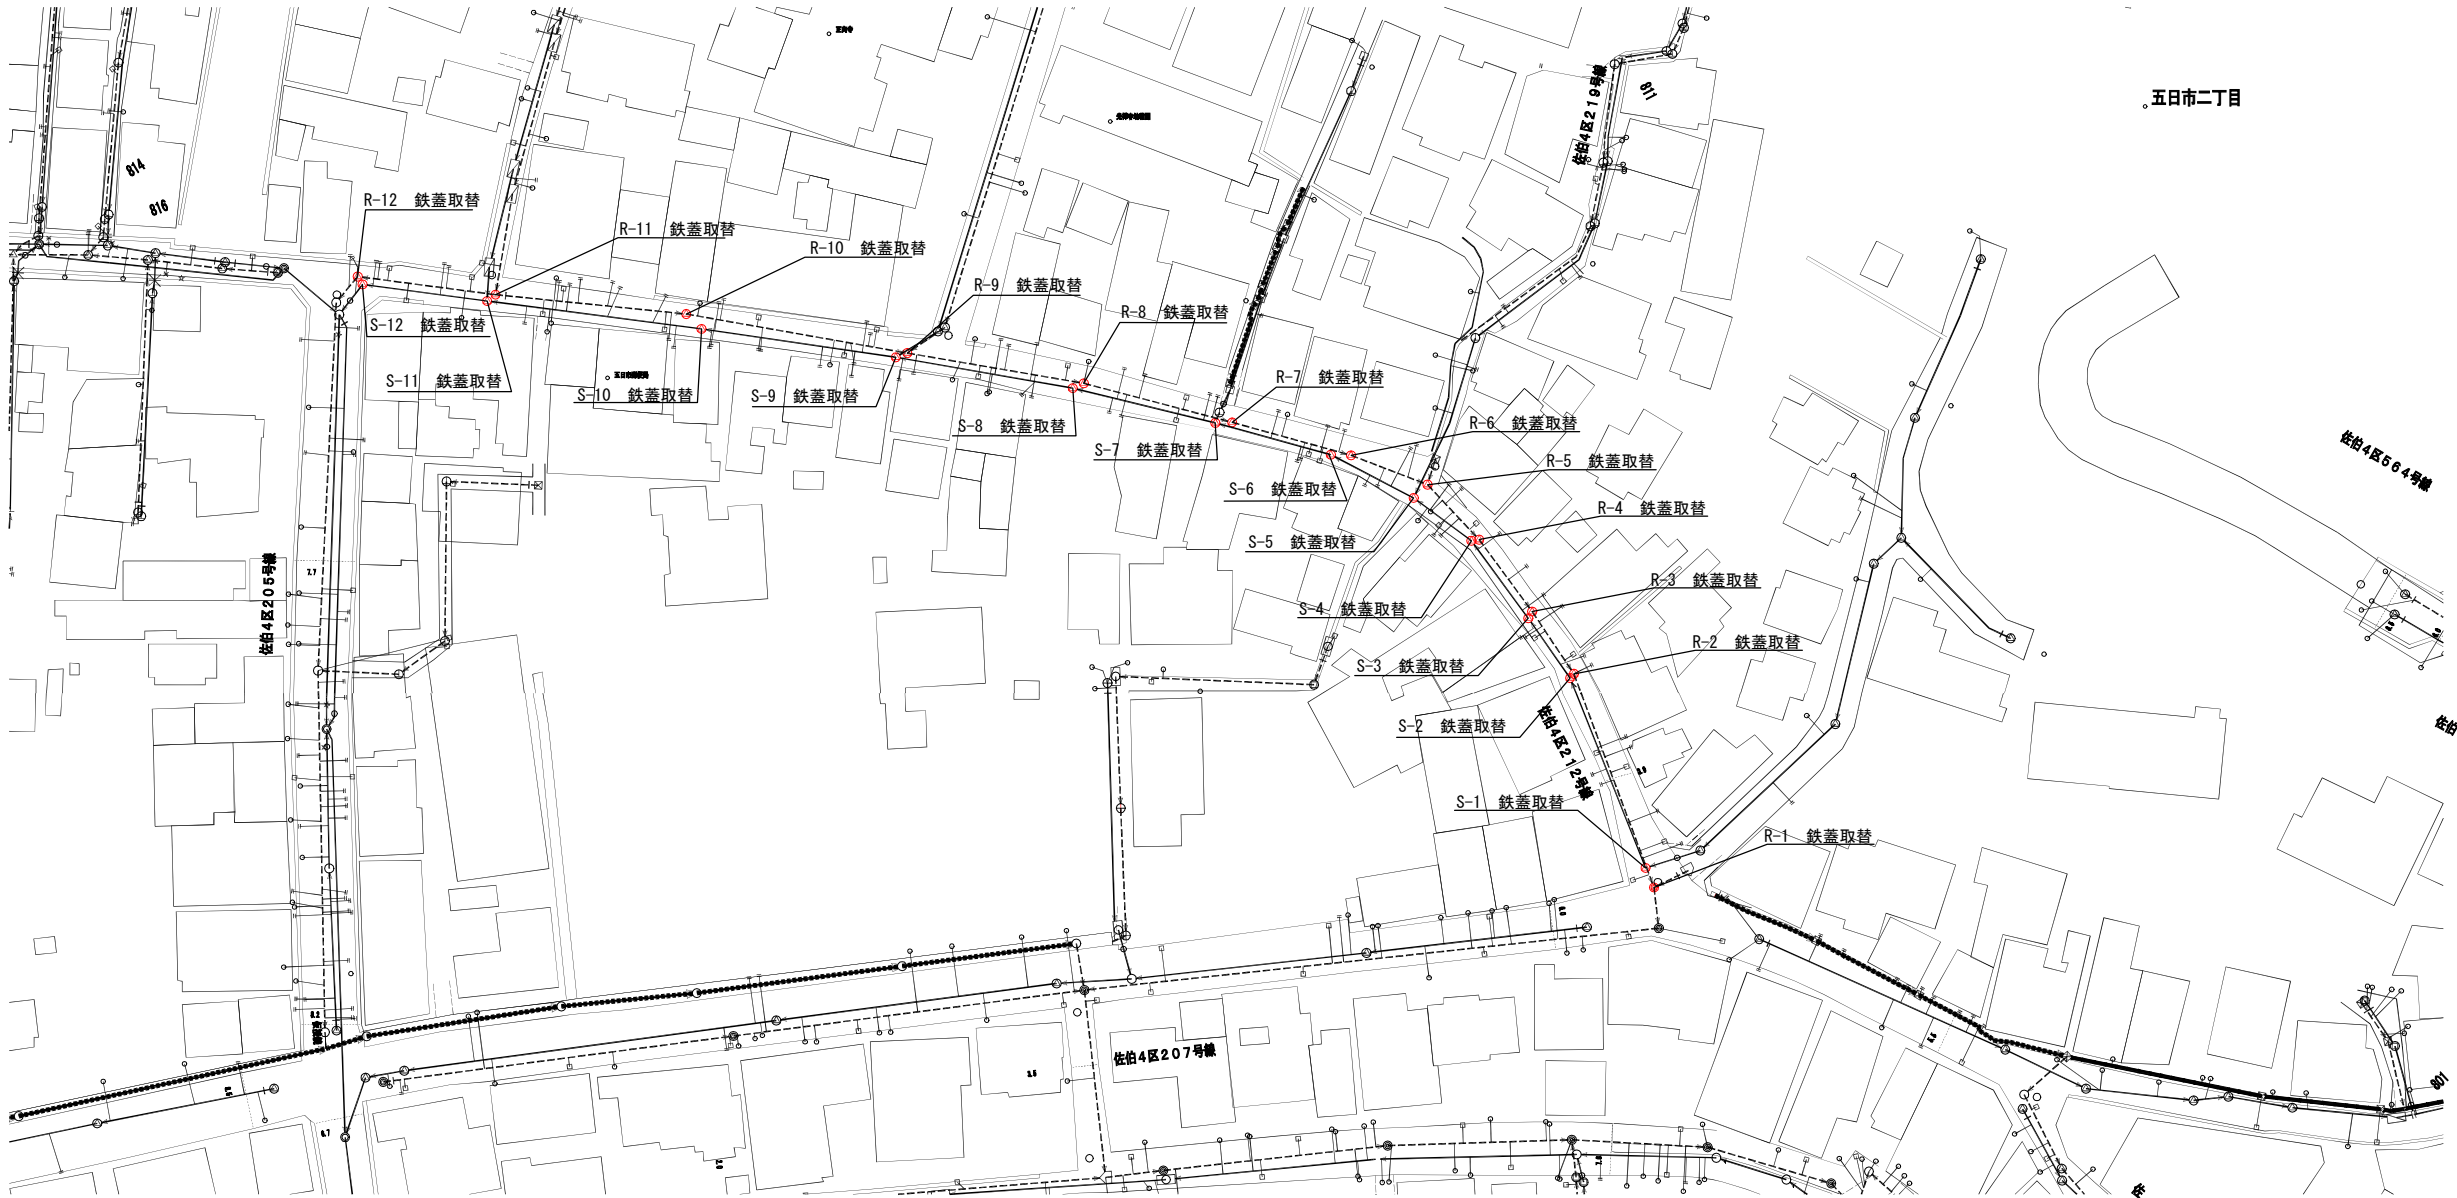

マンホール凡例			
○	1号マンホール	▲	組立0号マンホール
◎	2号マンホール	△	組立1号マンホール
⊙	3号マンホール	⊗	組立2号マンホール
⊖	4号マンホール	⊕	組立3号マンホール
⊗	5号マンホール	⊖	組立橋内マンホール
⊕	6号マンホール	⊗	組立特殊マンホール
⊖	7号マンホール	⊕	角4号マンホール
⊗	8号マンホール	⊖	角5号マンホール
⊕	9号マンホール	■	掃 除 口
●	特1号マンホール	⊖	小口径マンホール
◎	特2号マンホール	⊕	内副管付マンホール
⊙	特3号マンホール	⊖	外副管付マンホール
■	特4号マンホール		

凡	例
—	雨水実施
—	汚水既設
—	雨水既設
—	汚水計画
—	雨水計画
— ++	汚水同一施工
— +	雨水同一施工
□	雨水側取付（新設）
⊗	雨水側取付（既設）
●	汚水側取付
○	宅地内雨水
— (—)	水道管
— (I)	ガス管
— (ND)	N T T地下ケーブル
— (+)	中電ケーブル

標高表示は、TP+10.0mとする。

※汚水人孔は、すべてデザインマンホール蓋を設置する。
※縮尺はA1出力時を示す。

