


配置計画図

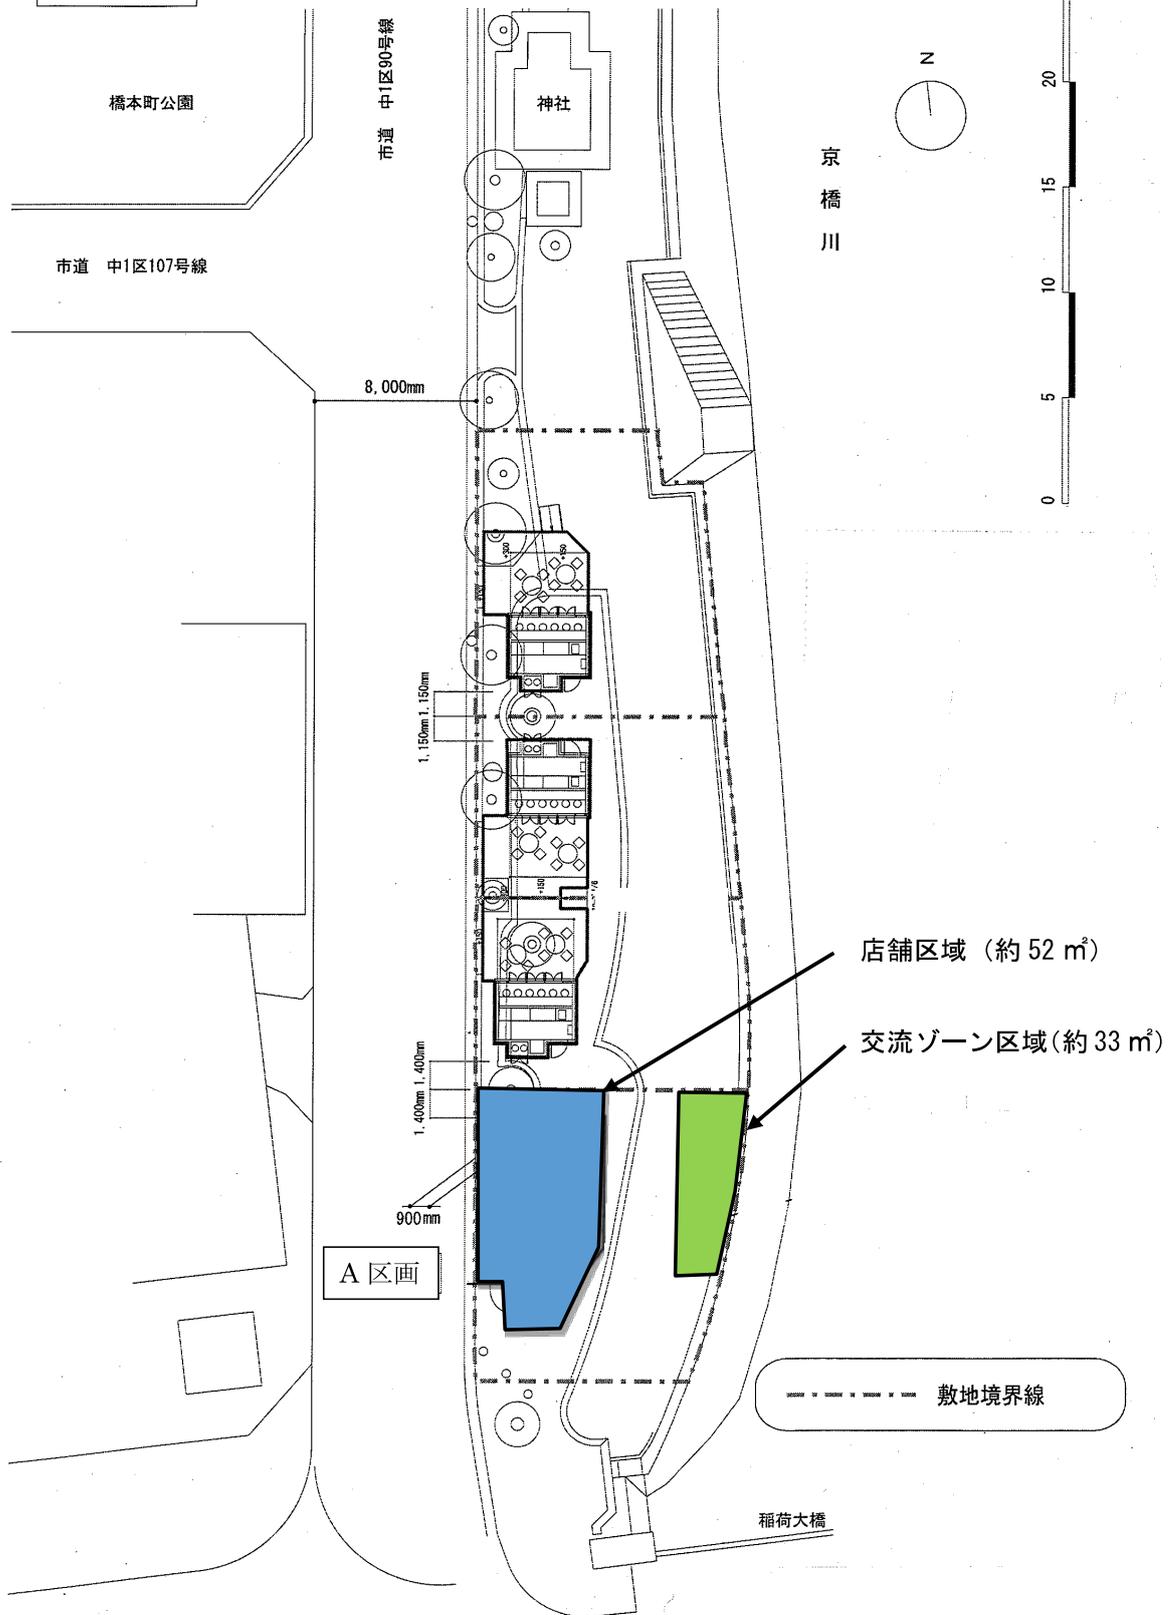




SCALE
1/200: A3サイズ

凡例

計画高 (舗装計画高)
路床計画高

植栽数量表

記号	名称	数量	単位	備考
□	法面整形 (盛土部)	73.6	㎡	68.8㎡+4.8㎡

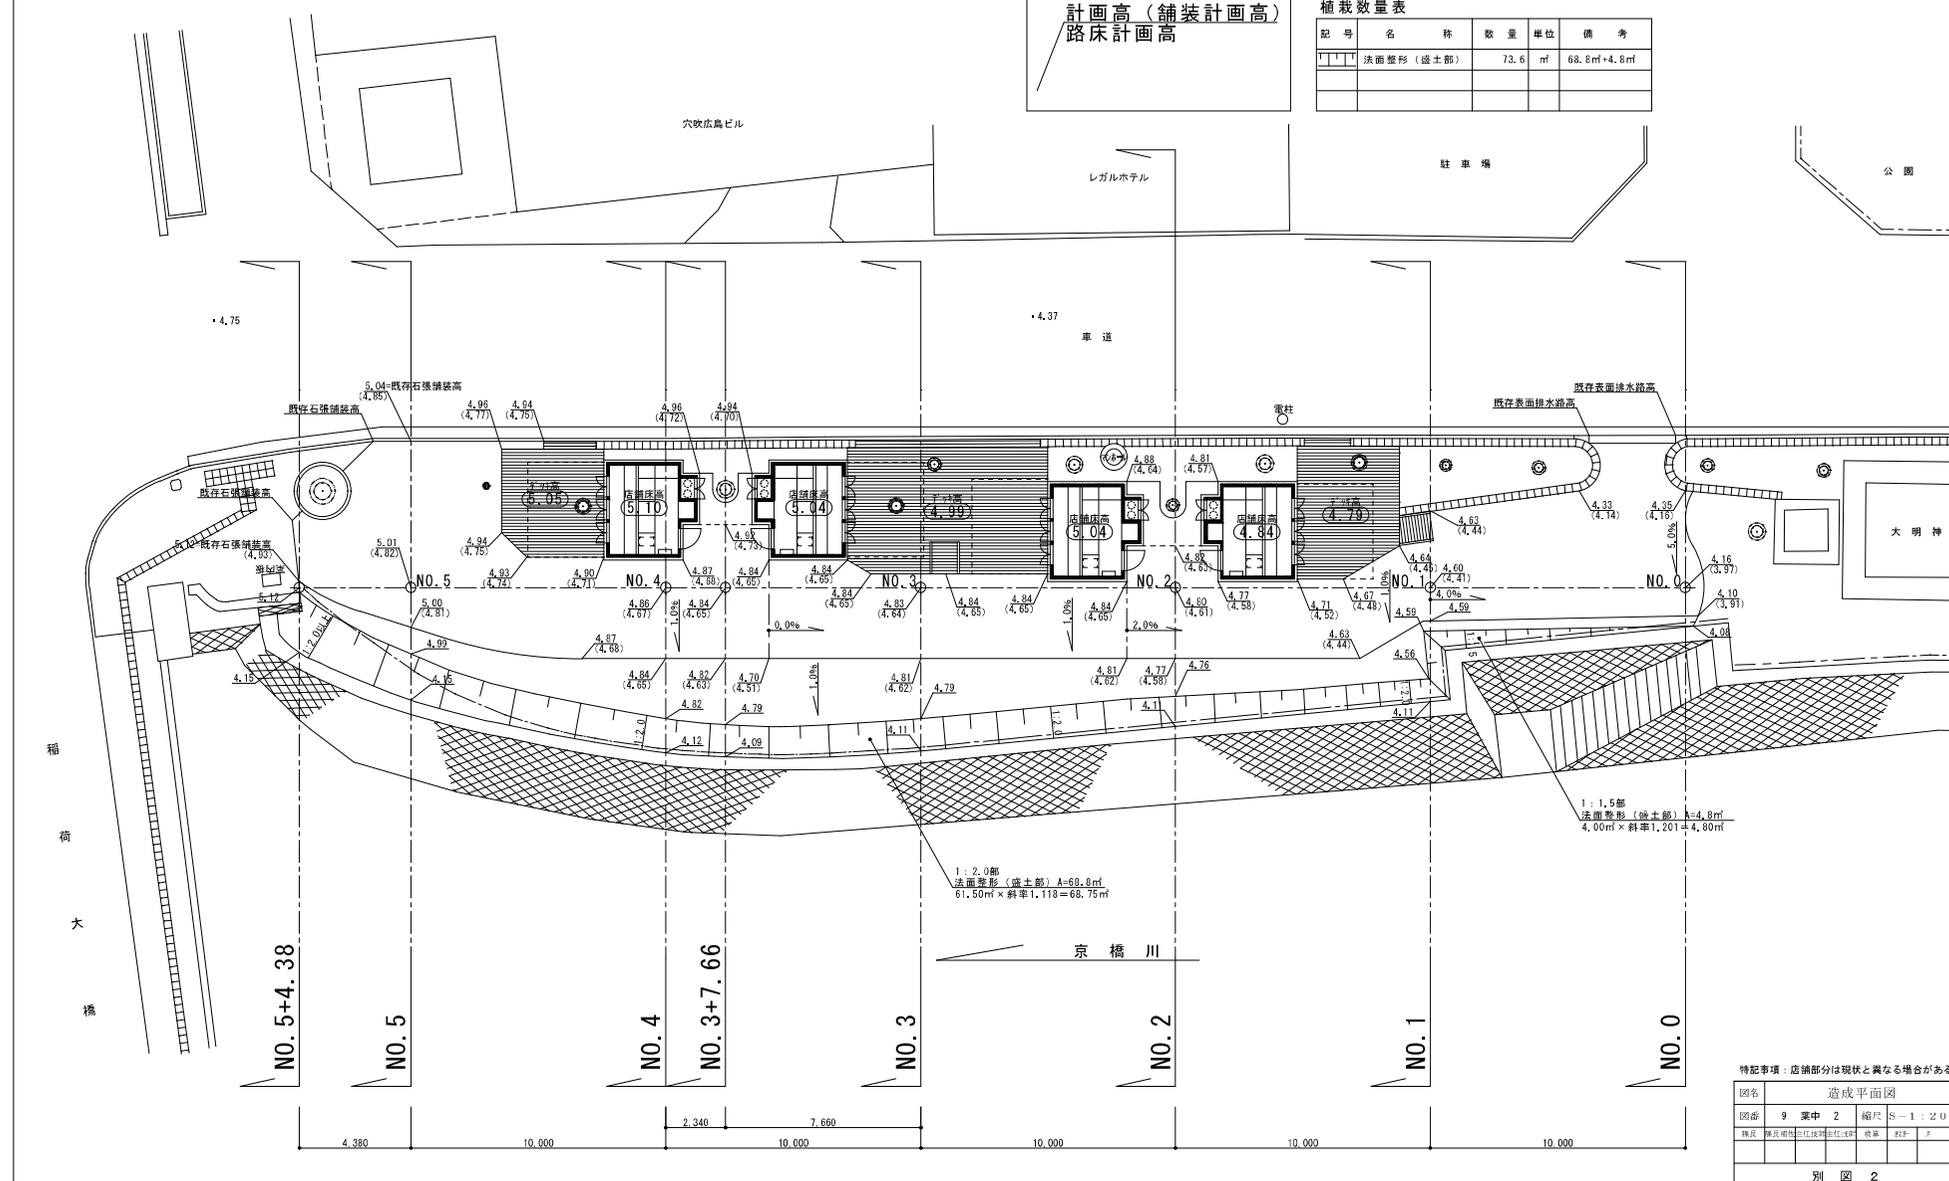


1: 2.0部
法面整形 (盛土部) A=68.8㎡
61.50㎡×斜率1.118=68.75㎡

1: 1.5部
法面整形 (盛土部) A=4.8㎡
4.00㎡×斜率1.201=4.80㎡

特記事項 - 店舗部分は現状と異なる場合がある。




造成平面図						
図名	9	案中	2	縮尺	S-1	1: 200
階層	第1階	第2階	第3階	第4階	第5階	第6階
別 図 2						

インターロッキング舗装+装飾コンクリート平板



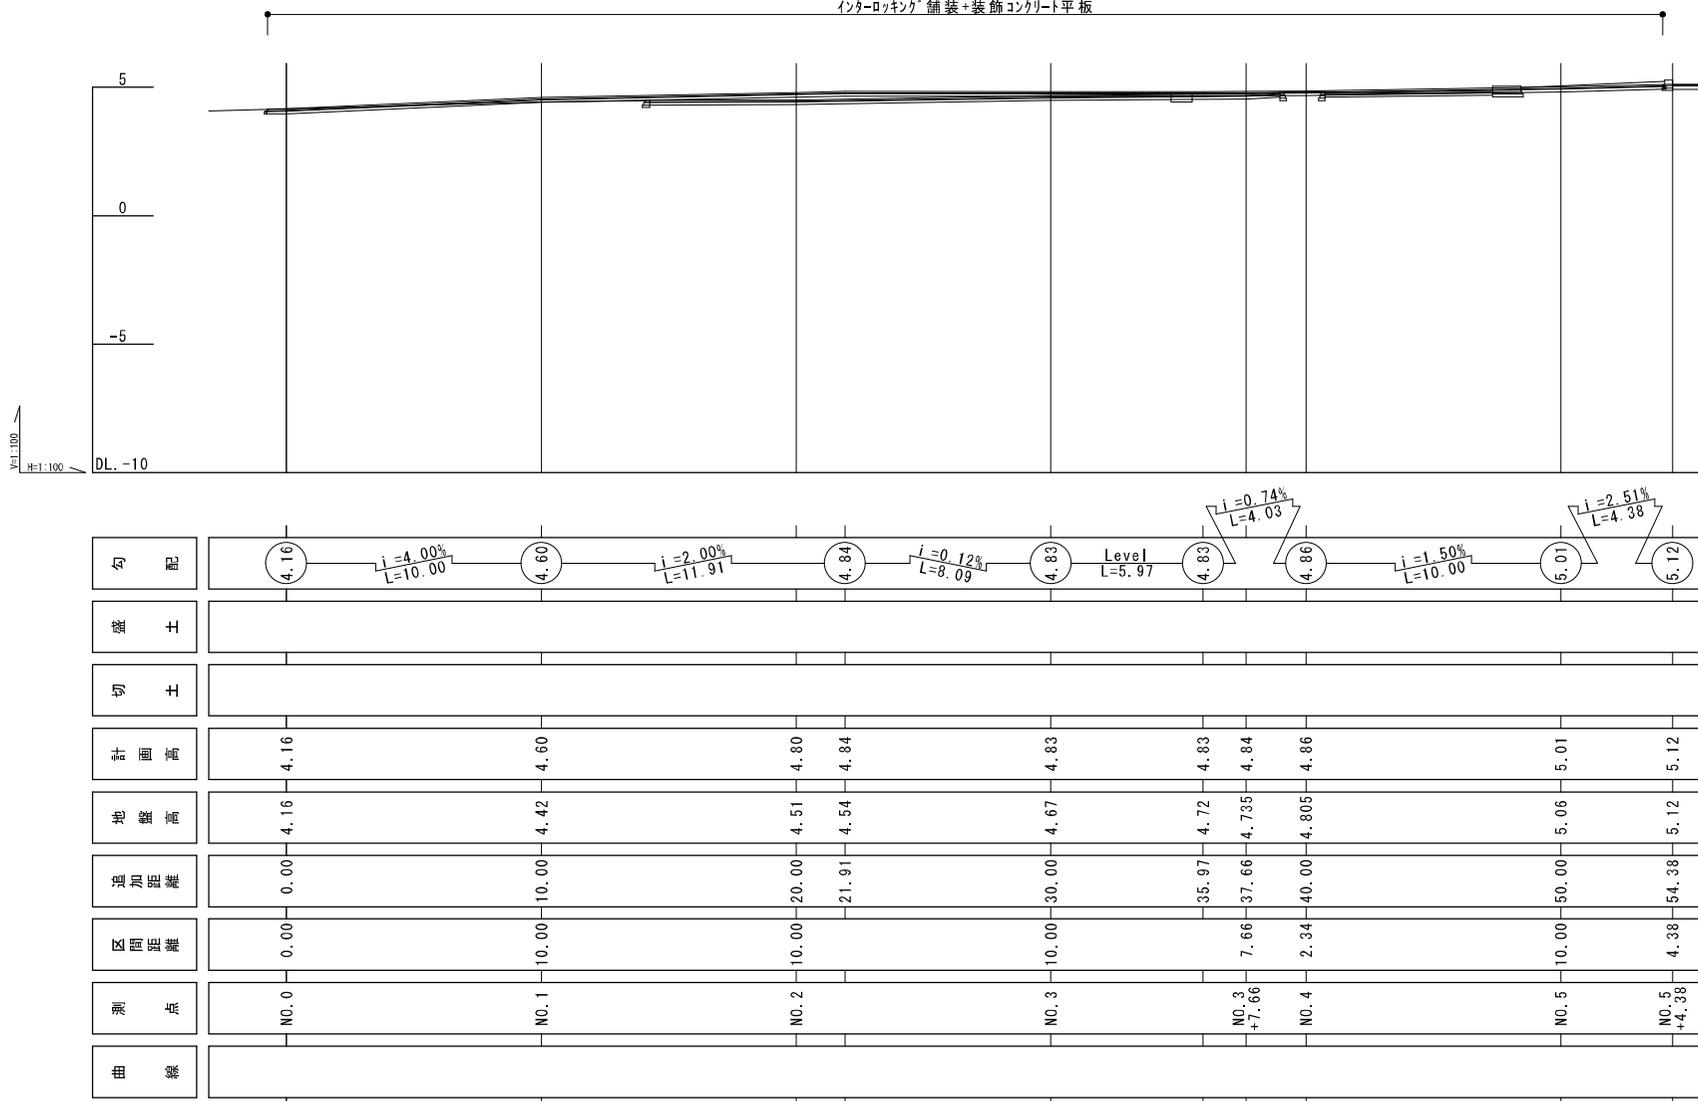


図名			
縦断面図			
図番	9	葉中	3
縮尺	V=1:200 H=1:200		
種別	測量	設計	監理
担当者	責任者	責任者	責任者
日付	年 月 日		



別図 2

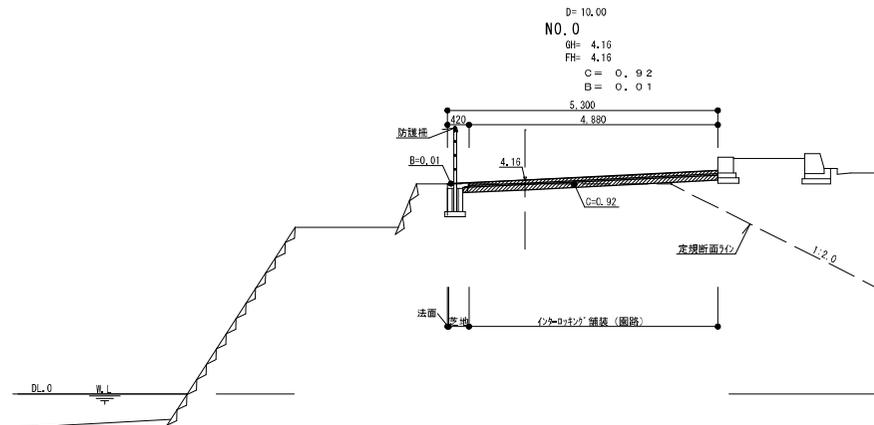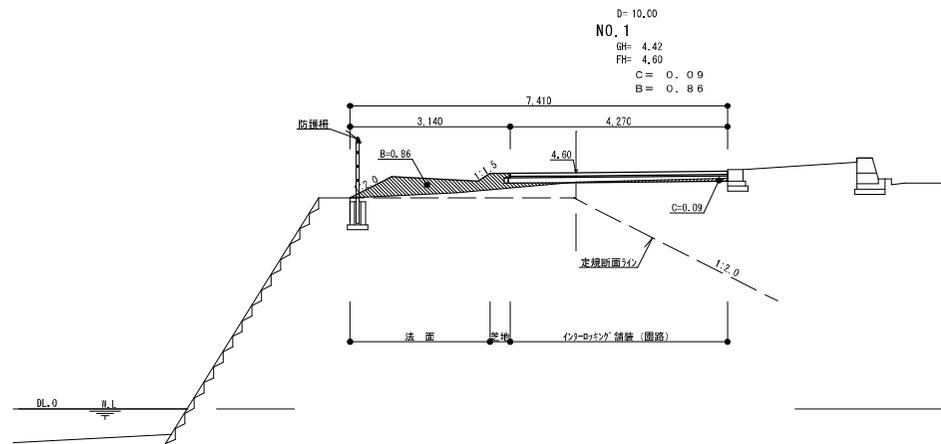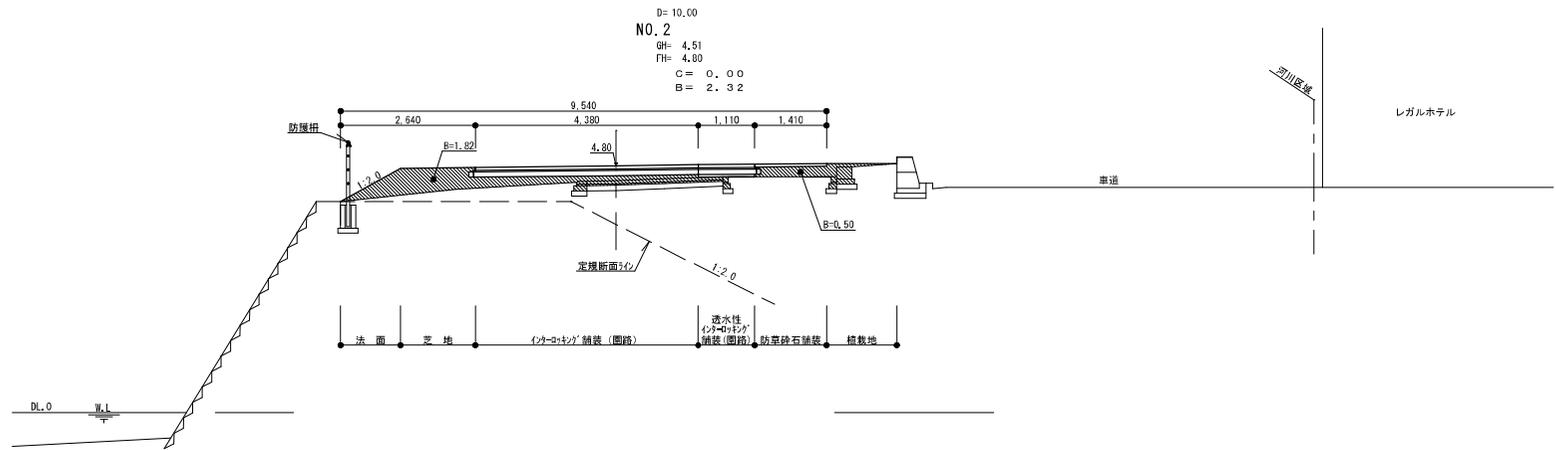



図名	横断面図 1/3			
図番	9	業中	4	縮尺 S=1:100
種別	種別	任	任	任
設計	監理	検査	取付	7-1
別 図 2				

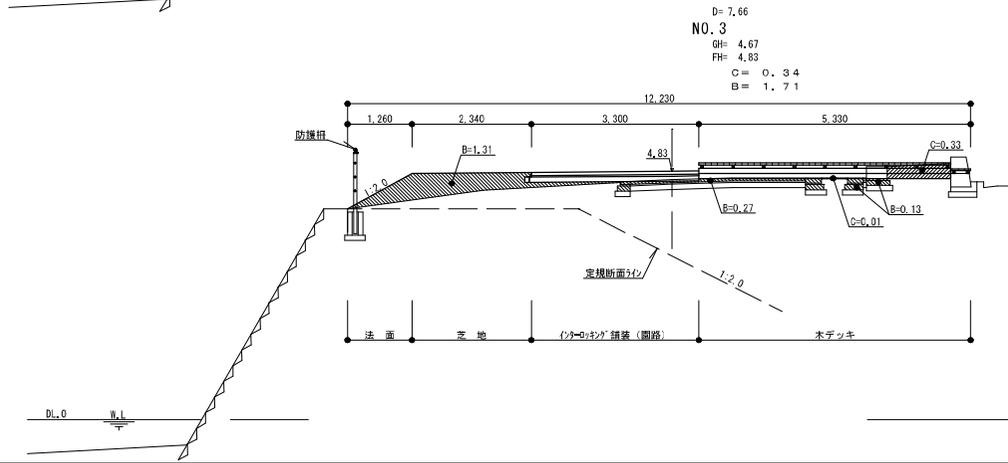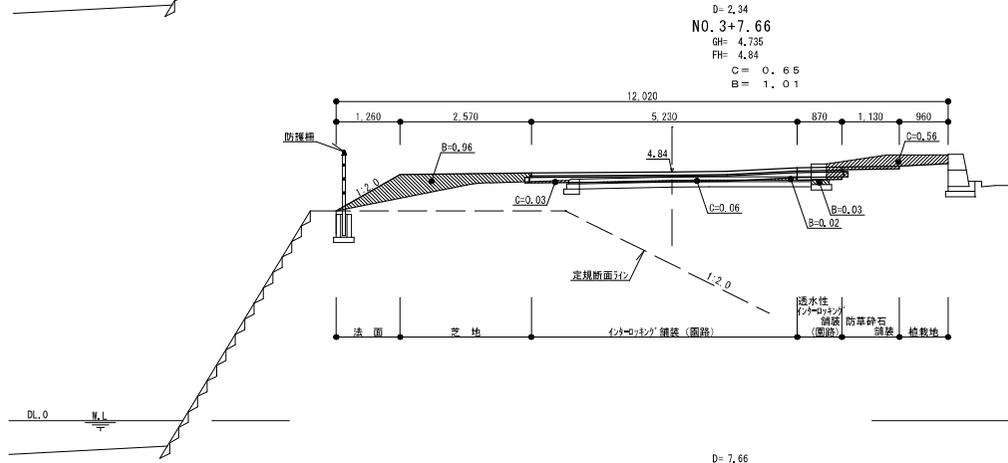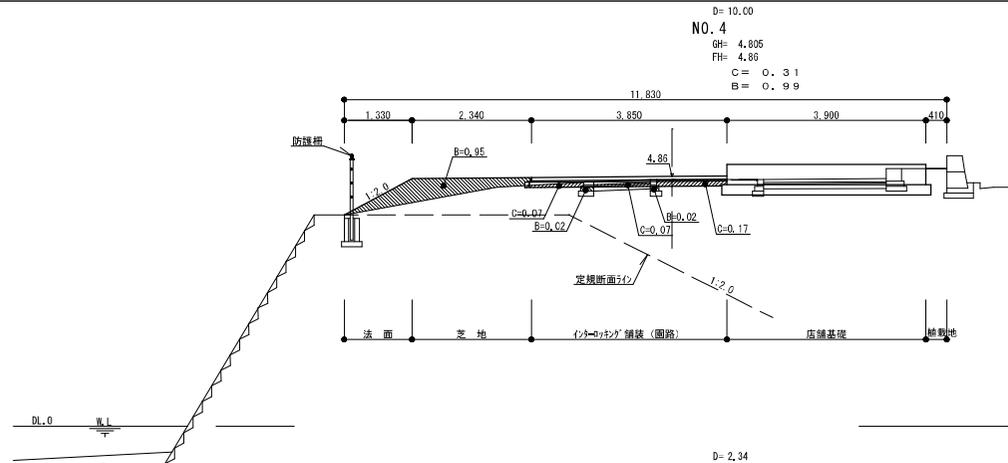


図名	横断面図 2/3			
図番	9	業中	5	縮尺 S=1:100
種別	補正	修正	訂正	設計
作成	校核	承認	設計	1
別 図 2				

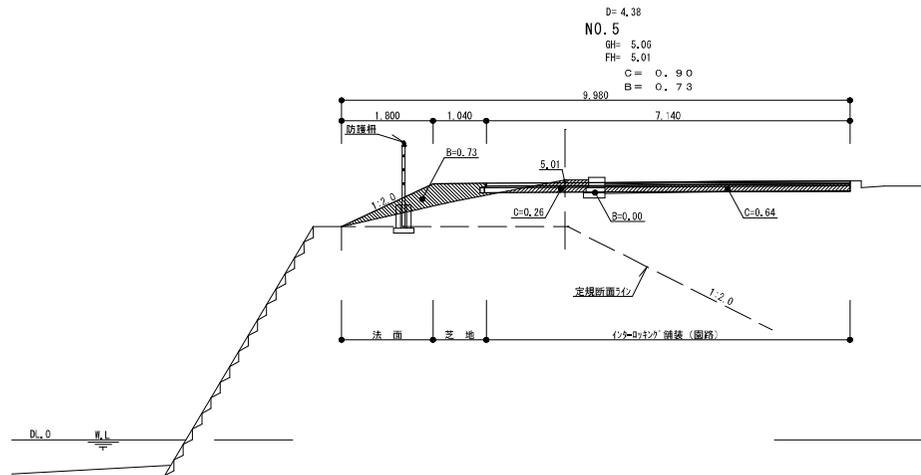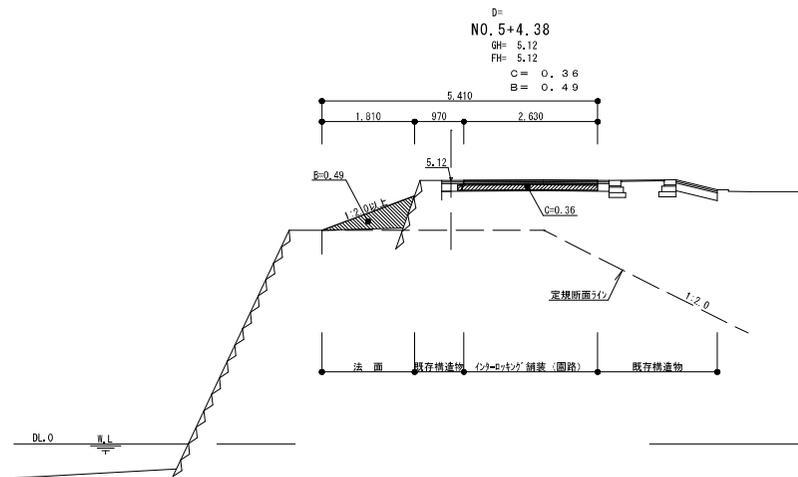


图名	横断面图 3/3				
图号	9	表中	6	图尺	S=1:100
图例	路面	法面	既有构造物	路面	法面
图例	路面	法面	既有构造物	路面	法面
别图 2					

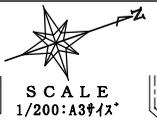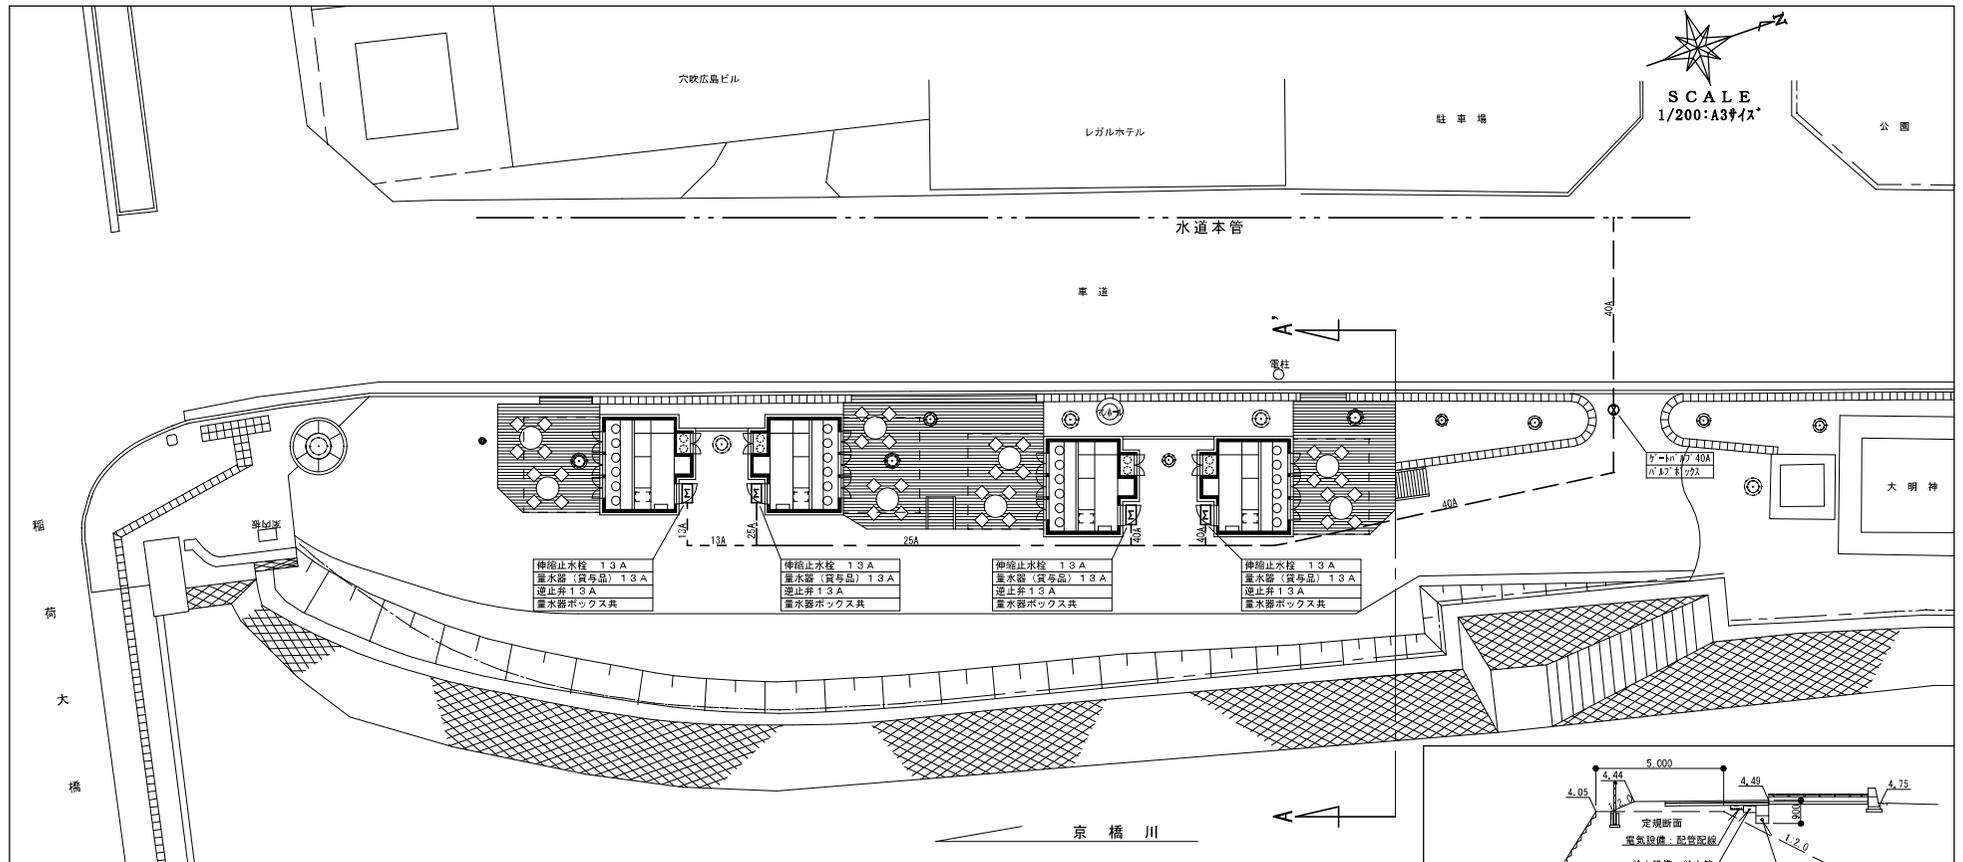


伸縮止水栓 13A	伸縮止水栓 13A	伸縮止水栓 13A	伸縮止水栓 13A
量水器(買用品) 13A	量水器(買用品) 13A	量水器(買用品) 13A	量水器(買用品) 13A
逆止弁 13A	逆止弁 13A	逆止弁 13A	逆止弁 13A
量水器ボックス共	量水器ボックス共	量水器ボックス共	量水器ボックス共

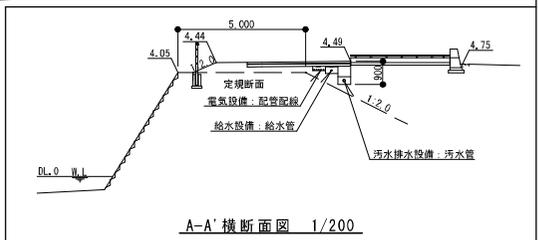


A-A' 横断面図 1/200

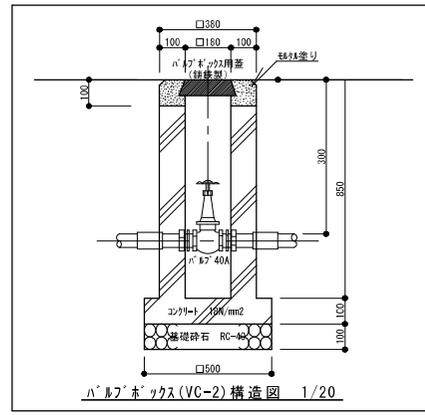

伸縮止水栓(VC-2)構造図 1/20

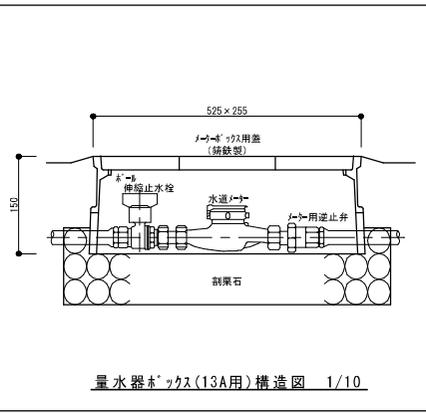

量水器ボックス(13A用)構造図 1/10

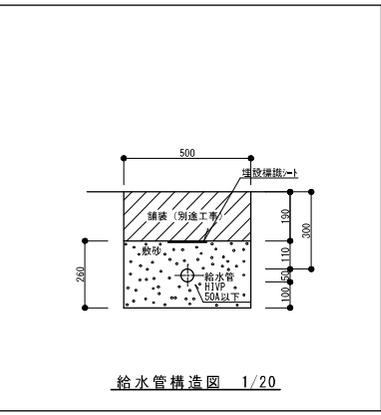

給水管構造図 1/20

凡例及び数量表(上水設備)

記号	名称	管径	仕様	合計
---	水道本管			
---	給水管	新製水性硬質塩化ビニル管 H1VP	室外埋設 13A	31.00m
---	"	"	" 25A	17.00m
---	"	"	" 40A	5.00m
○	ゲートバルブ	40A (電線管径φ115-BK) (500ボックスVC-2用)		1
□	量水器	[買用品] 13A, 伸縮止水栓 13A, 逆止弁 13A, 量水器ボックス		4

特記事項: 店舗部分は現状と異なる場合がある。

図名	給水設備(上水)平面図・詳細図		
図番	9	表中 8	縮尺 表示
階及	地上階	11階	12階
別図	2		

別図 2

