


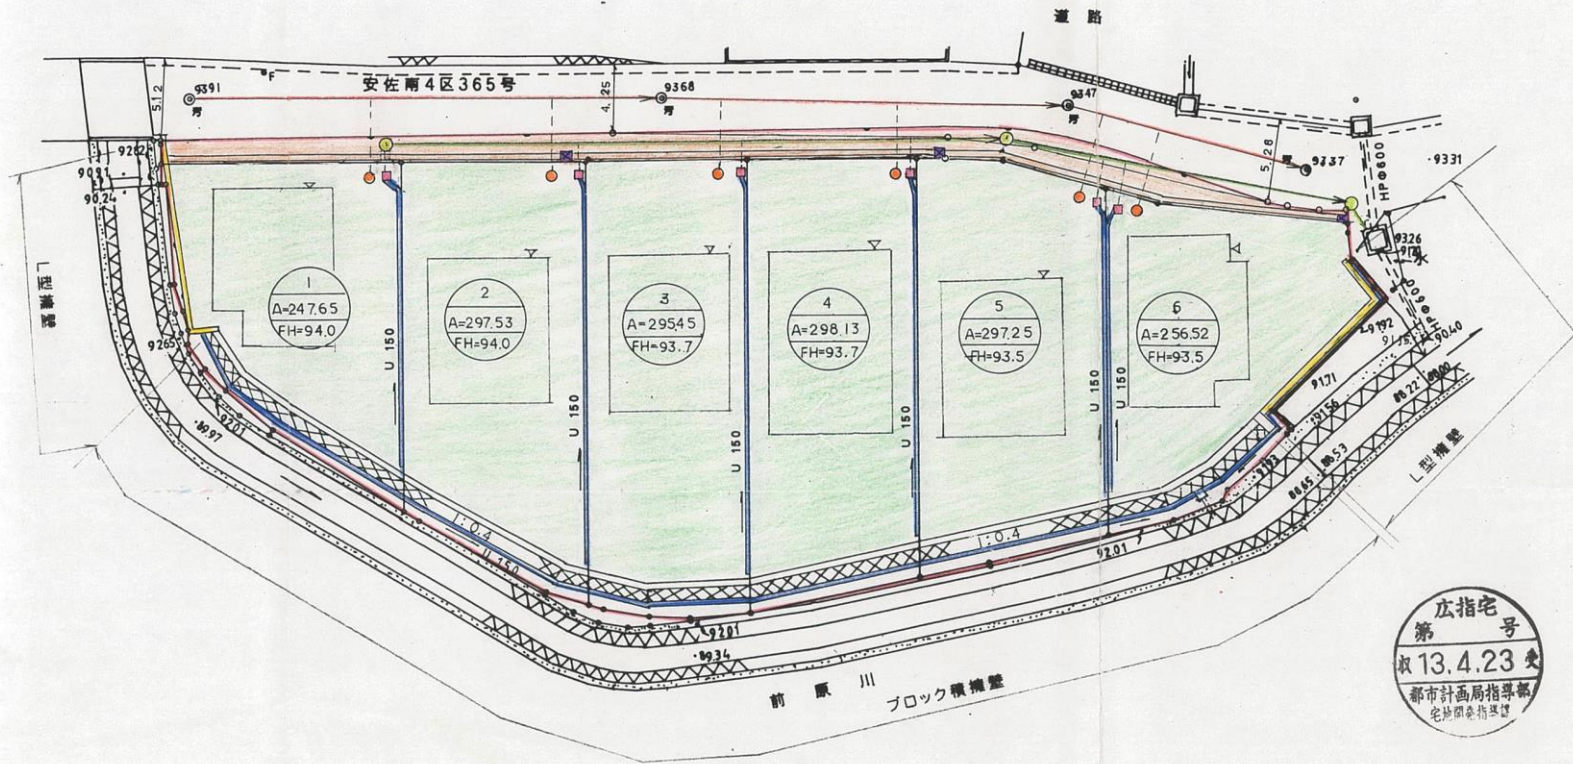

S = 1:300



凡例

開発区域	
道路	
宅地	
L型擁壁	
ブロック擁壁	
予定建物	
雨水管Φ300	
U-150側溝	
集水井	
污水管Φ200	
宅内甲井	
宅内丙井	
流水方向	
L型側溝	
L型集水井	
放流管Φ200	
宅内取付管	

広指宅  
第 13.4.23 号  
都市計画局指導部  
宅地調査指導課

件名	伴字下丁宅造工事		
図面名	土地利用計画平面図		
図面番号	5	縮尺	1:300
設計者	[Redacted]		
作業機関	広島東測株式会社		