


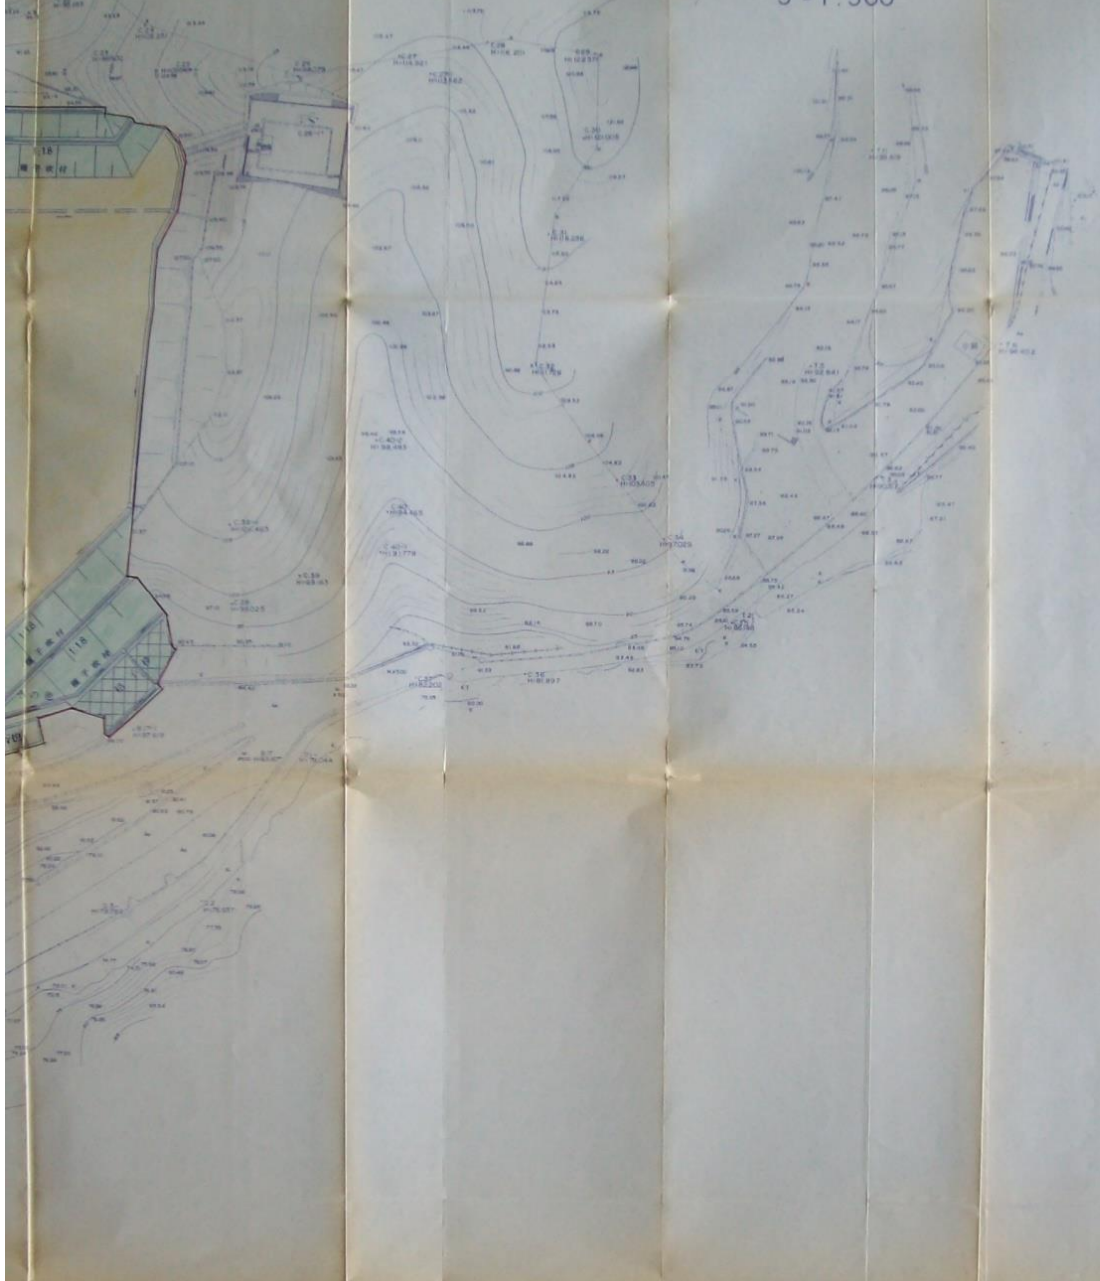

S = 1 : 500



凡 例

種 別	色 別
1号入札	○
ビュール壁	→
コンクリート構装	▬
排水工	▬
消火栓	⊙

凡 例

グ	グラウンド	■
ラ	道路-1	■
ン	既設工	■
ド	法面、その他	■
	水路	■
	水溝	■
	電線・ガス	■
	宅地区域界	▬
	開発区域界	▬



広島女学院大学西校地造成工事  
 図名 S  
 利用計画平面図  
 縮尺 1:500  
 作成日  
 作成者  
 監理者