


2階平面図 1/100

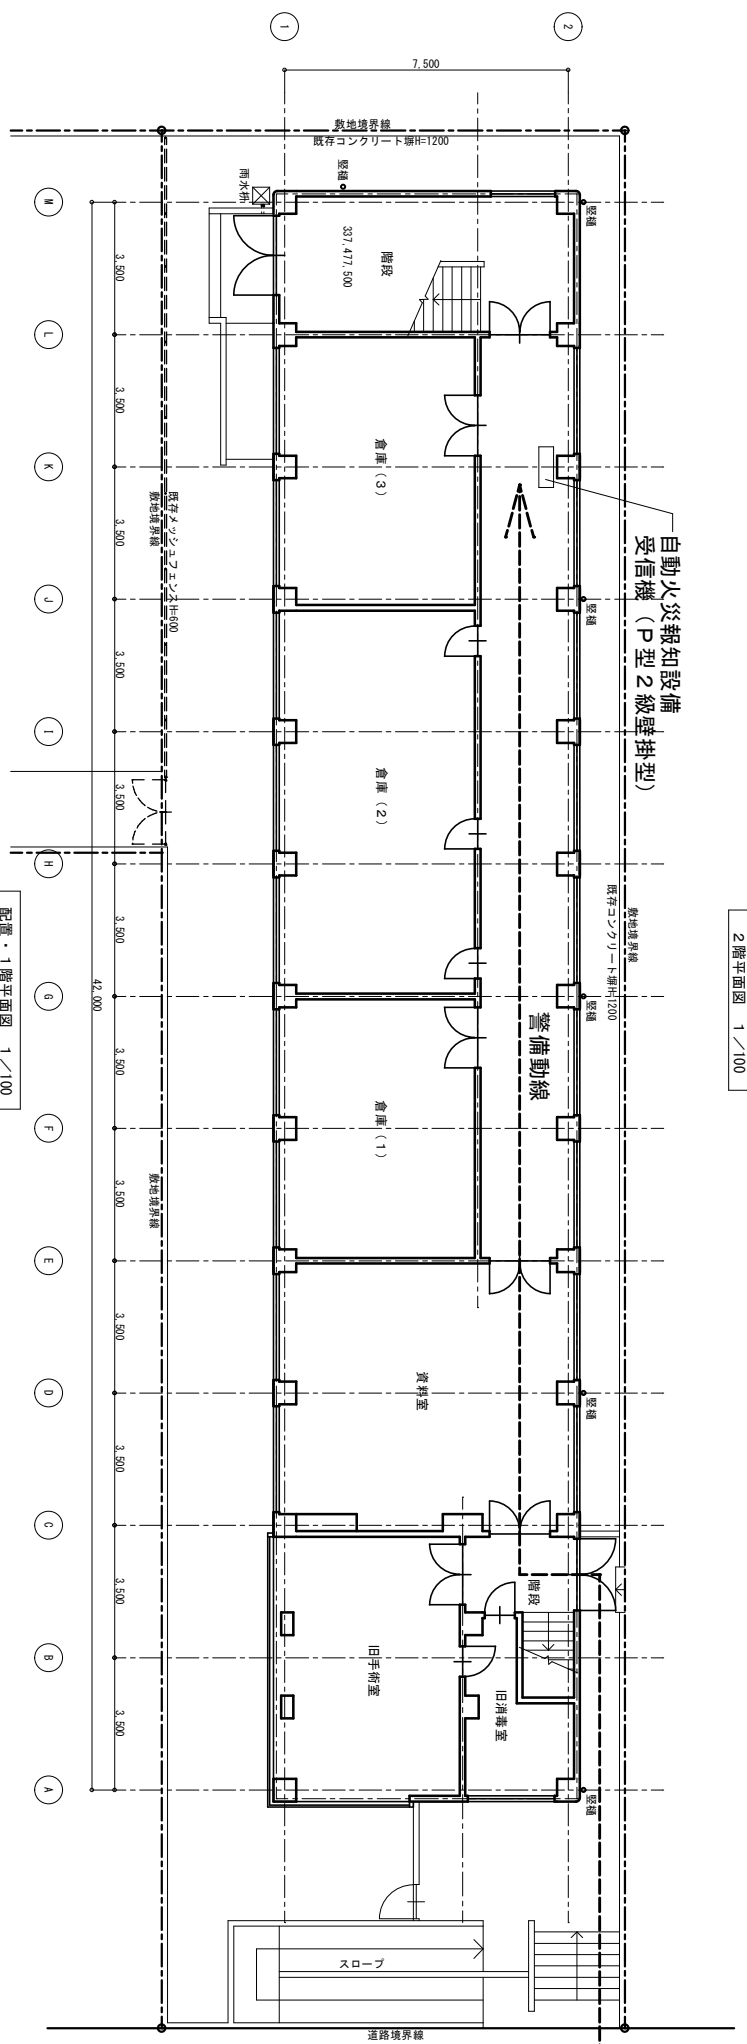

配置・1階平面図 1/100

事業年度	4年度	設計	建築士登録番号・氏名	図名	縮尺	図番
工事完成	4年度	4年 4月		配置・1階平面図	(A 2-100%, A 3-約71%)	03
			図長	図長補正		
			照合	設計	大	中
					小	地域
					施設	種類
					建築	工事名
						広島通信病院旧外来棟