


実測図

S=1/300

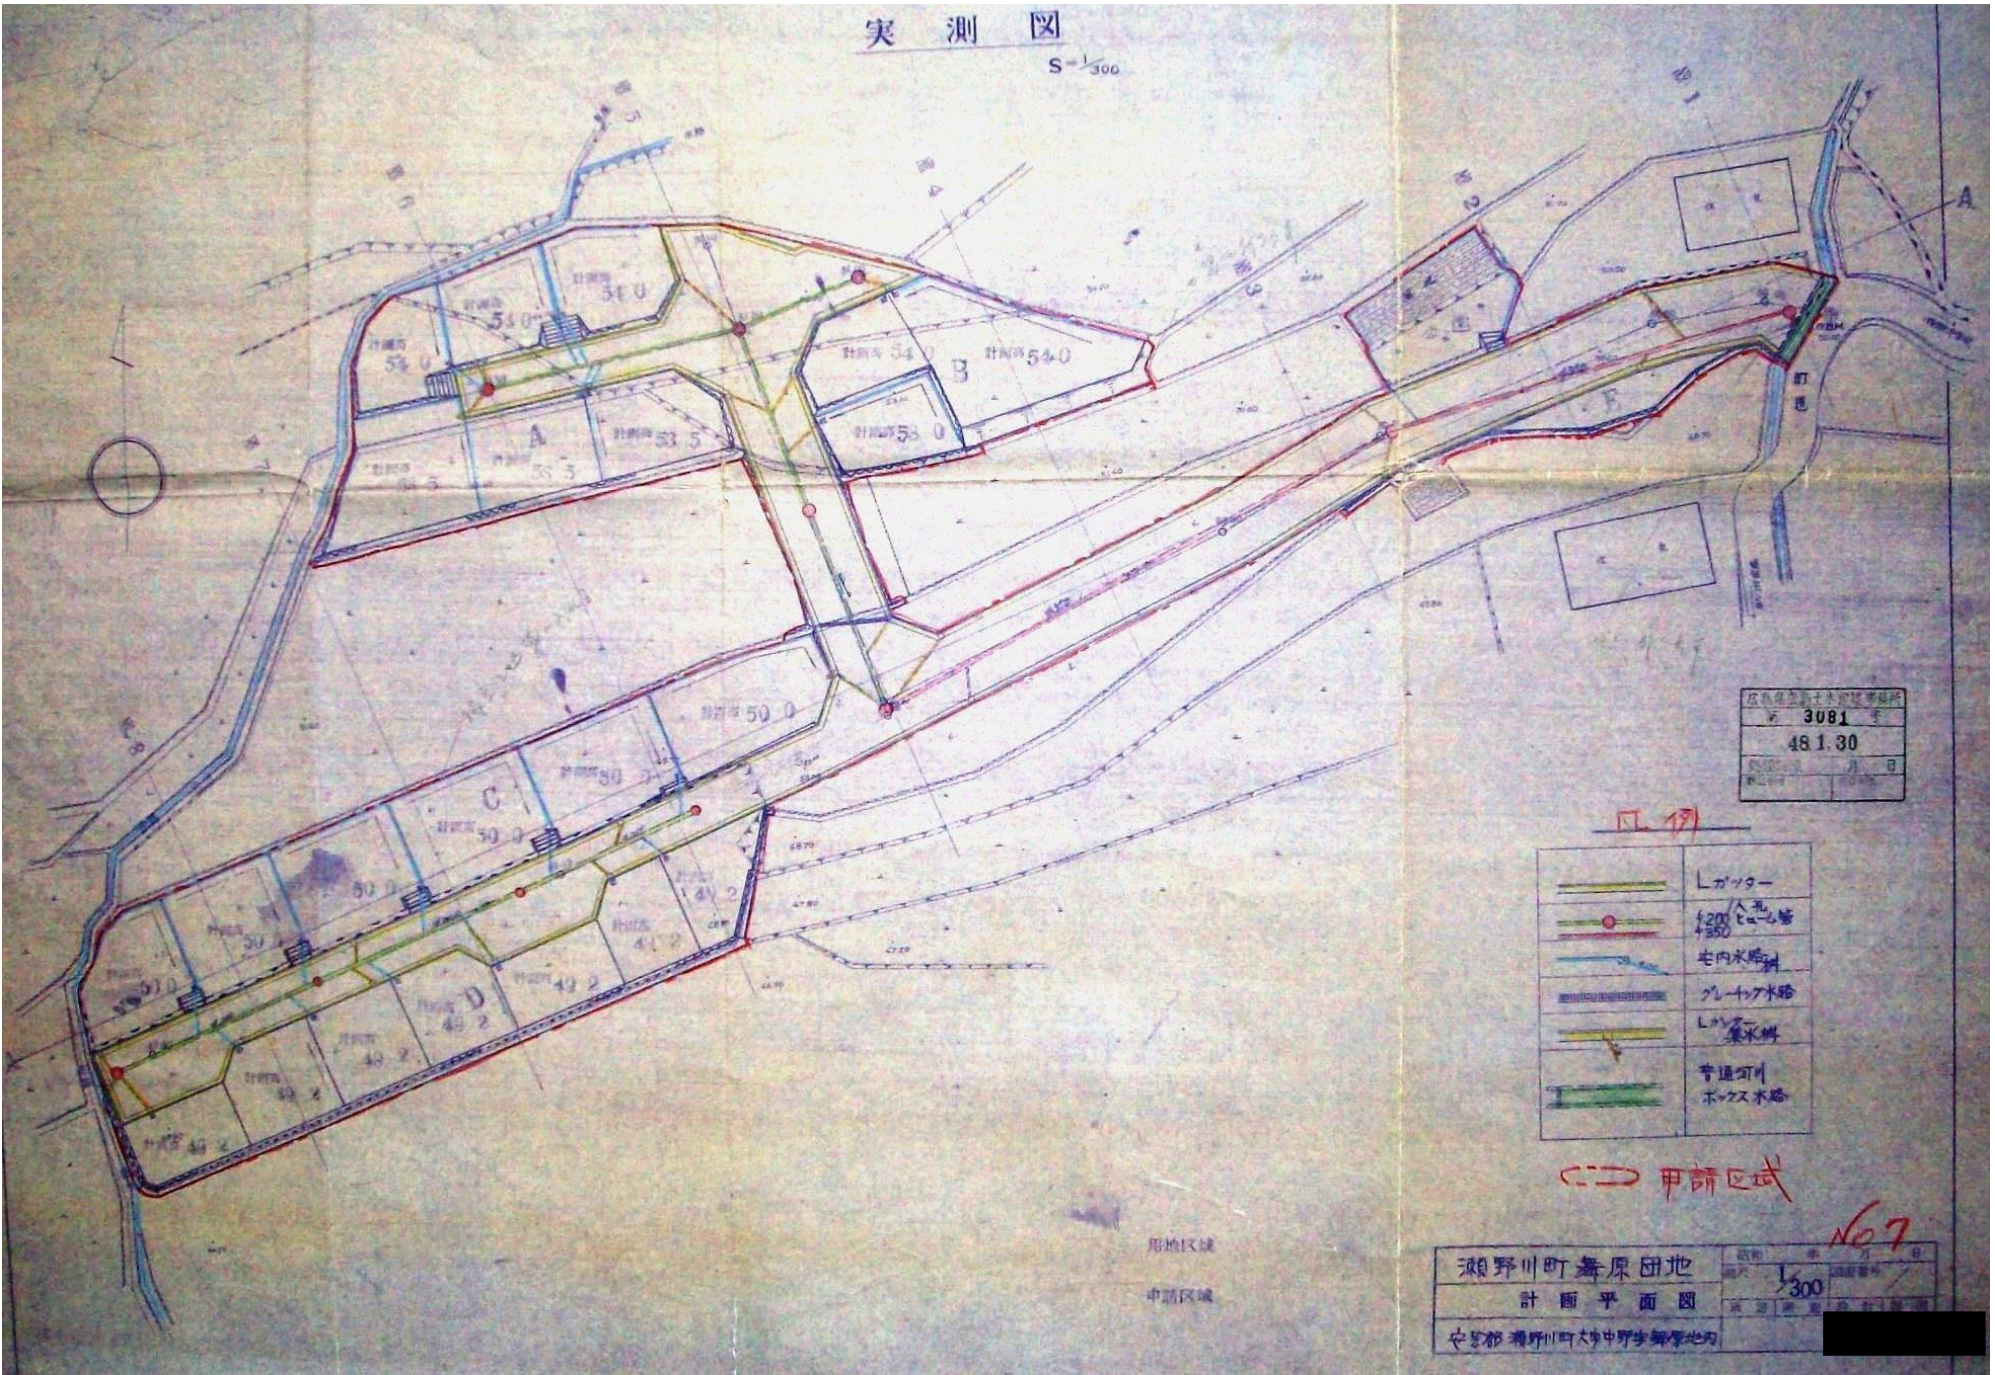

図面番号	3081
面積	481.30
縮尺	1/300
作成日	

凡例

	Lカッター
	1200パイプ
	1550パイプ
	宅内水路
	グレープ水路
	Lカッター
	普通河川
	ボックス水路

甲請区域

用地区域
申請区域

瀬野川町舞原団地	図面番号	3081
計画平面図	縮尺	1/300
安芸郡瀬野川町大字中野寺舞原地内	作成日	

No. 7